





LEGENDA E QUANTIDADES		
	Caixa de Passagem	04 Unid.
	Caixa de Inspeção	13 Unid.
	Caixa de Captação	32 Unid.
	Ala de Bueiro	01 Unid.
	Tubo $\phi$ 40 cm	1.436,00 m
	Tubo $\phi$ 60 cm	40,00 m

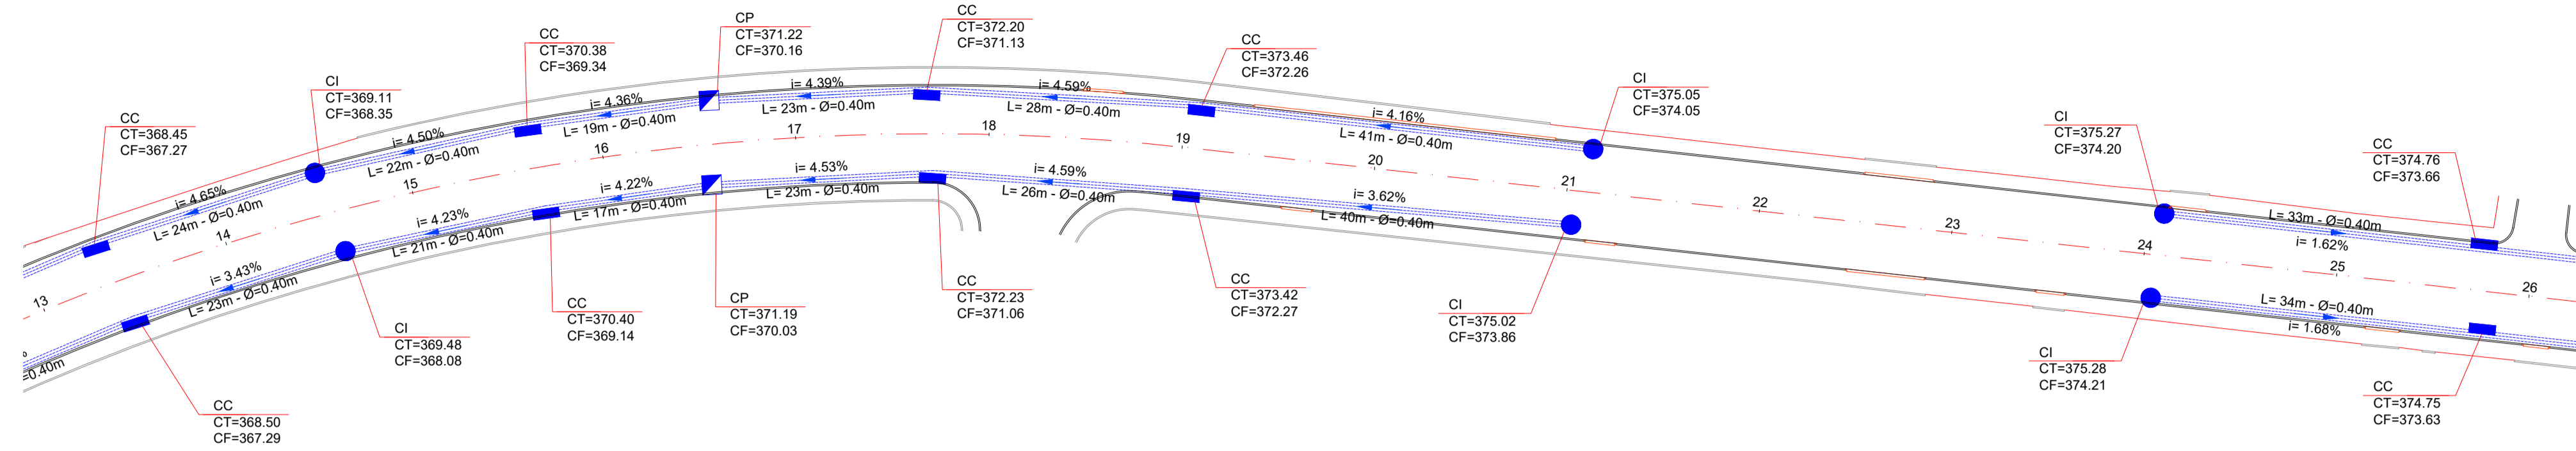


**Planta Baixa**  
Est: 13 + 0,00 à 26 + 0,00  
Esc: 1/500

**Perfil Drenagem - Lado Direito**  
Est: 13 + 0,00 à 26 + 0,00  
Esc: 1/500

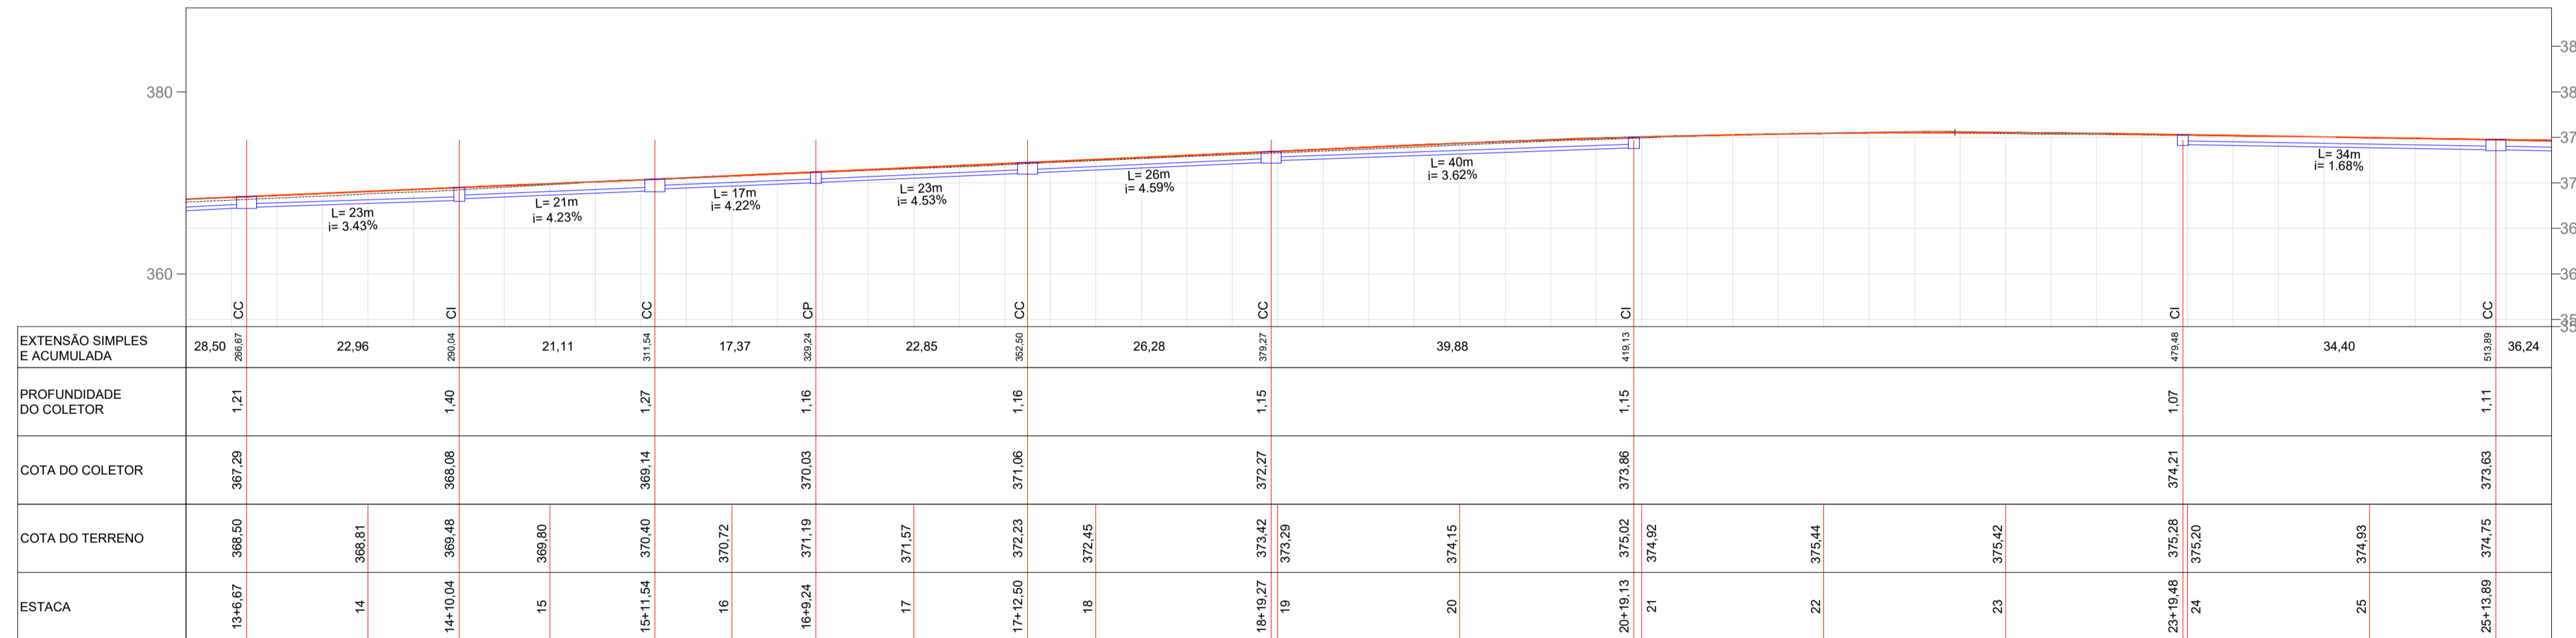

**Perfil Drenagem - Lado Esquerdo**  
Est: 13 + 0,00 à 26 + 0,00  
Esc: 1/500

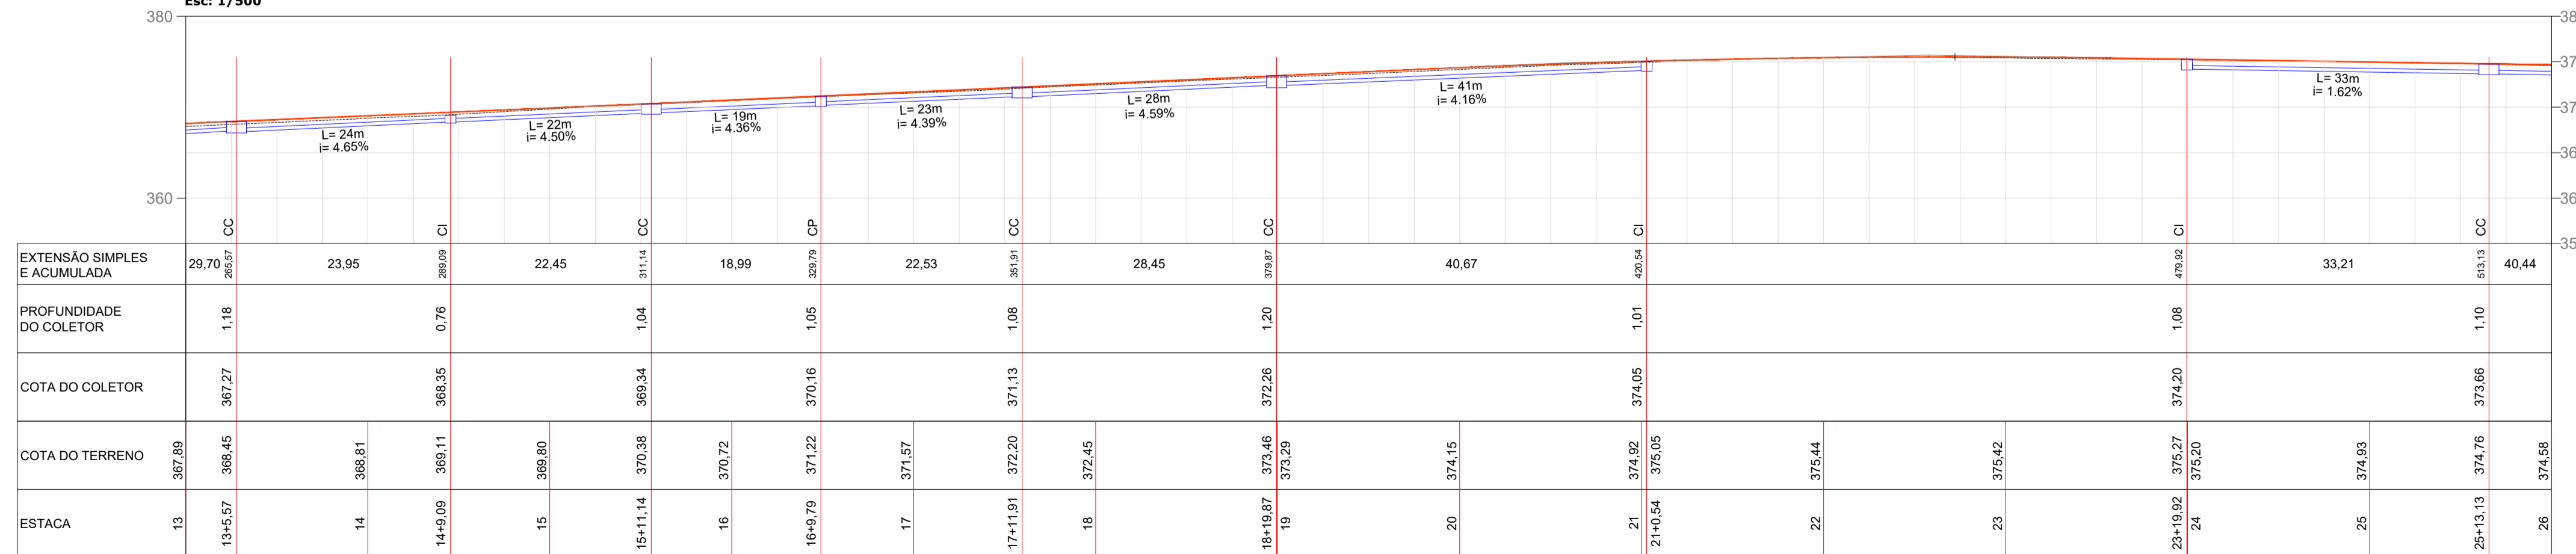

AV. BARÃO DO RIO BRANCO, 99 - RIO DO SUL - SC (47) 3521-8457

**PREFEITURA MUNICIPAL DE TROMBUDO CENTRAL**  
SECRETARIA DE OBRAS

OBRA: **RUA GETÚLIO VARGAS** Rua Getúlio Vargas - Trombudo Central/SC

PROJETO: **PROJETO DE PAVIMENTAÇÃO**

REFERÊNCIA: **PROJETO DE DRENAGEM PLUVIAL**

PROPRIETÁRIO: **MUNICÍPIO DE TROMBUDO CENTRAL**

COORDENADOR GERAL: **GABRIELA SKOWASCH BOSSE**  
ENGENHEIRA CIVIL  
CREA/SC nº 173.970-0

CHEFE DE EQUIPE: **JUAN PERES DE OLIVEIRA**  
ENGENHEIRO CIVIL  
CREA/SC nº 155.753-9

MEMBRO DE EQUIPE: **SIDNEI BOSSE**  
ENGENHEIRO AGRIMENSOR  
CREA/SC nº 030.984-9

MEMBRO DE EQUIPE: **ANTÔNIO CARLOS DE OLIVEIRA**  
ENGENHEIRO AGRIMENSOR  
CREA/SC nº 032.895-5

DESENHO: **MARIA EDUARDA ARAGÃO**  
ESCALA: **1/500**  
DATA: **25/01/2022**  
TIPO: **DRE**  
PRANCHAL: **02**

DIREITOS AUTORAIS RESERVADOS - PROIBIDA QUALQUER REPRODUÇÃO SEM AUTORIZAÇÃO EXPRESSA