





LEGENDA E QUANTIDADES		
	Caixa de Passagem	04 Unid.
	Caixa de Inspeção	13 Unid.
	Caixa de Captação	32 Unid.
	Ala de Bueiro	01 Unid.
	Tubo Ø 40 cm	1.436,00 m
	Tubo Ø 60 cm	40,00 m

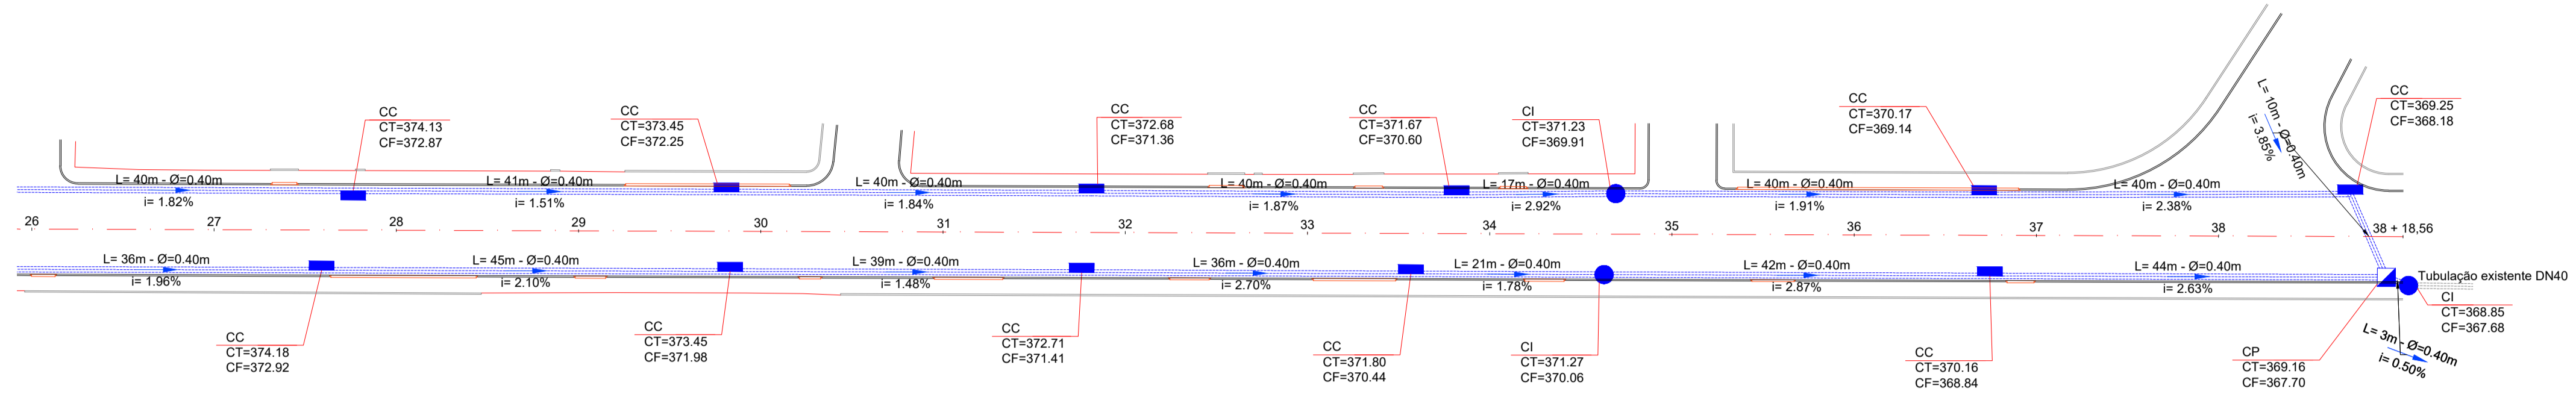


Planta Baixa
Est: 26 + 0,00 à 38 + 18,56
Esc: 1/500

Perfil Drenagem - Lado Direito
Est: 26 + 0,00 à 38 + 18,56
Esc: 1/500

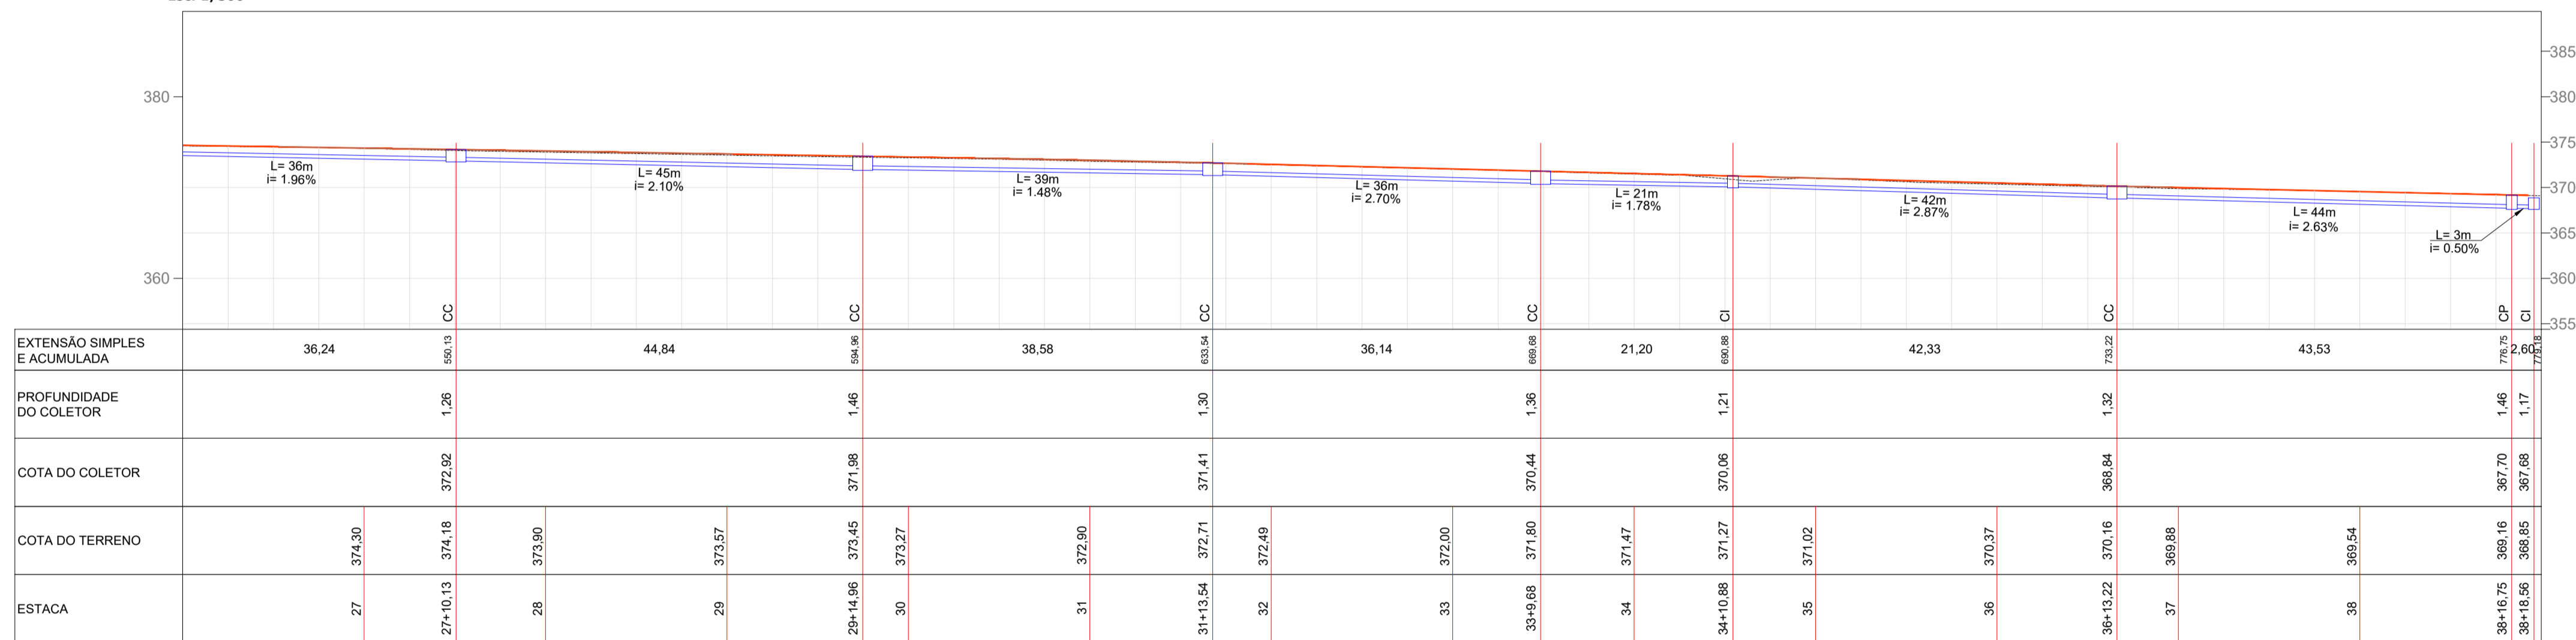

Perfil Drenagem - Lado Esquerdo
Est: 26 + 0,00 à 38 + 18,56
Esc: 1/500

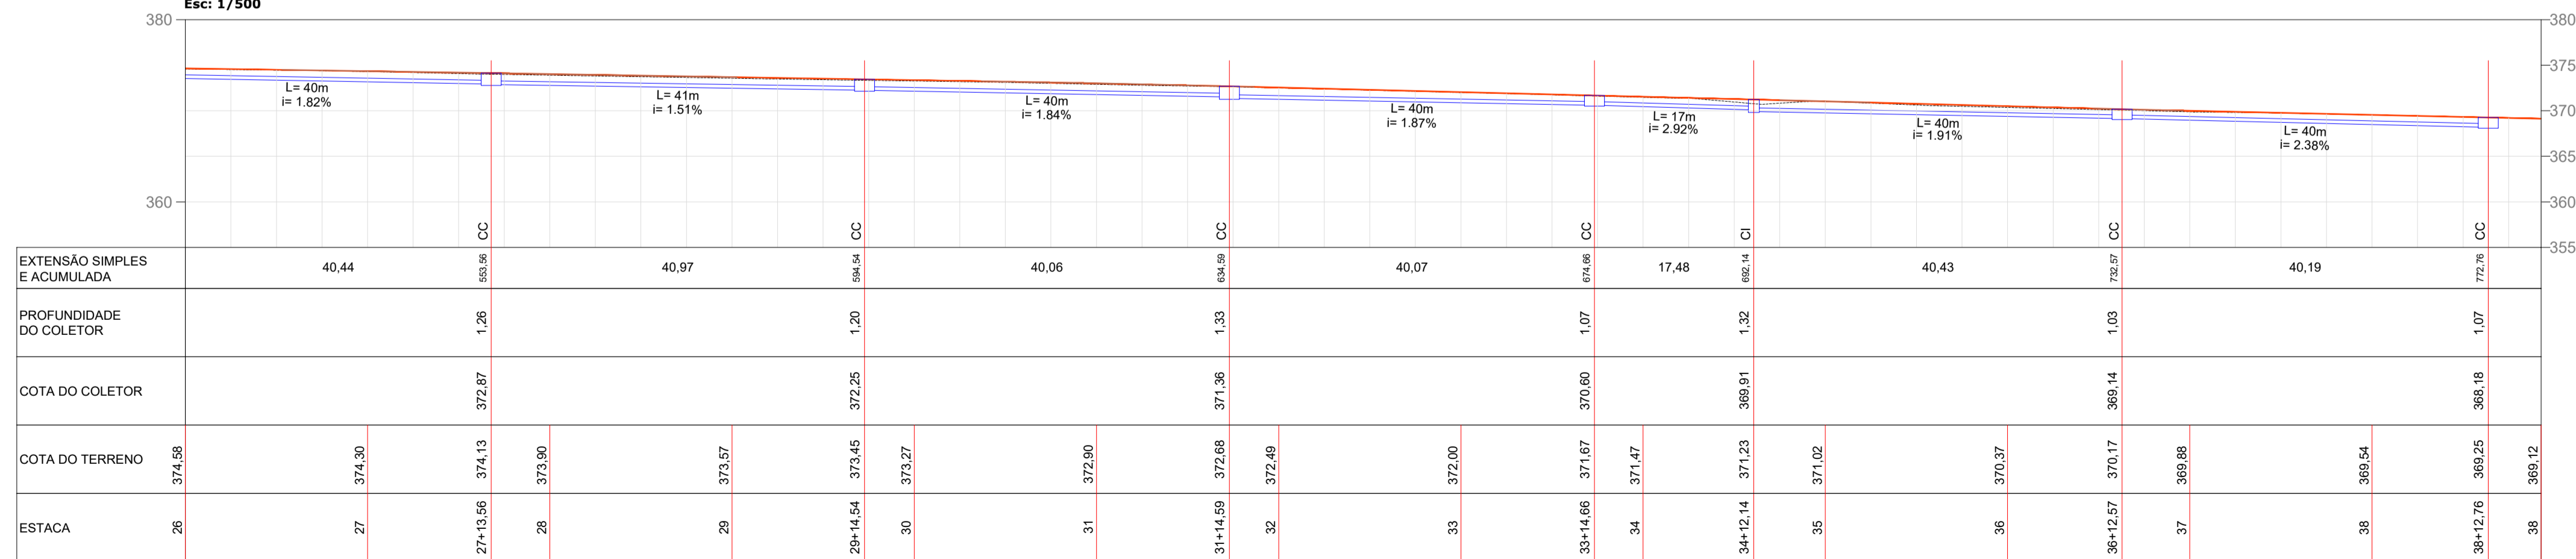

AV. BARÃO DO RIO BRANCO, 99 - RIO DO SUL - SC (47) 3521-8457

PREFEITURA MUNICIPAL DE TROMBUDO CENTRAL
SECRETARIA DE OBRAS

OBRA: RUA GETÚLIO VARGAS		Rua Getúlio Vargas - Trombudo Central/SC
PROJETO: PROJETO DE PAVIMENTAÇÃO		
REFERÊNCIA: PROJETO DE DRENAGEM PLUVIAL		
PROPRIETÁRIO: MUNICÍPIO DE TROMBUDO CENTRAL	COORDENADOR GERAL: GABRIELA SKOWASCH BOSSE ENGENHEIRA CIVIL CREA/SC nº 173.970-0	ARQUIVO: PAV_DRE_R01.dwg ESCALA: 1/500 DATA: 20/01/2022 TPO: DRE
CHEFE DE EQUIPE: JUAN PERES DE OLIVEIRA ENGENHEIRO CIVIL CREA/SC nº 155.753-9	MEMBRO DE EQUIPE: SIDNEI BOSSE ENGENHEIRO AGRIMENSOR CREA/SC nº 030.964-9	MEMBRO DE EQUIPE: ANTÔNIO CARLOS DE OLIVEIRA ENGENHEIRO AGRIMENSOR CREA/SC nº 032.896-5
<div style="display: flex; justify-content: space-between;"> DIREITOS AUTORAIS RESERVADOS - PROIBIDA QUALQUER REPRODUÇÃO SEM AUTORIZAÇÃO EXPRESSA 03 04 </div>		