


LEGENDA E QUANTIDADES		
	Caixa de Passagem	09 Unid.
	Caixa de Inspeção e Caixa de Captação	34 Unid.
	Caixa de Captação	45 Unid.
	Tubo Ø 40 cm	1.924,00 m
	Tubo Ø 60 cm	462,00 m
	Drenagem Existente	

Planta Baixa
Est: 13 + 0,00 à 26 + 0,00
Esc: 1/500

Perfil Drenagem - Avenida Nereu Ramos (Lado Esquerdo)
Est: 13 + 0,00 à 26 + 0,00
Esc: 1/500

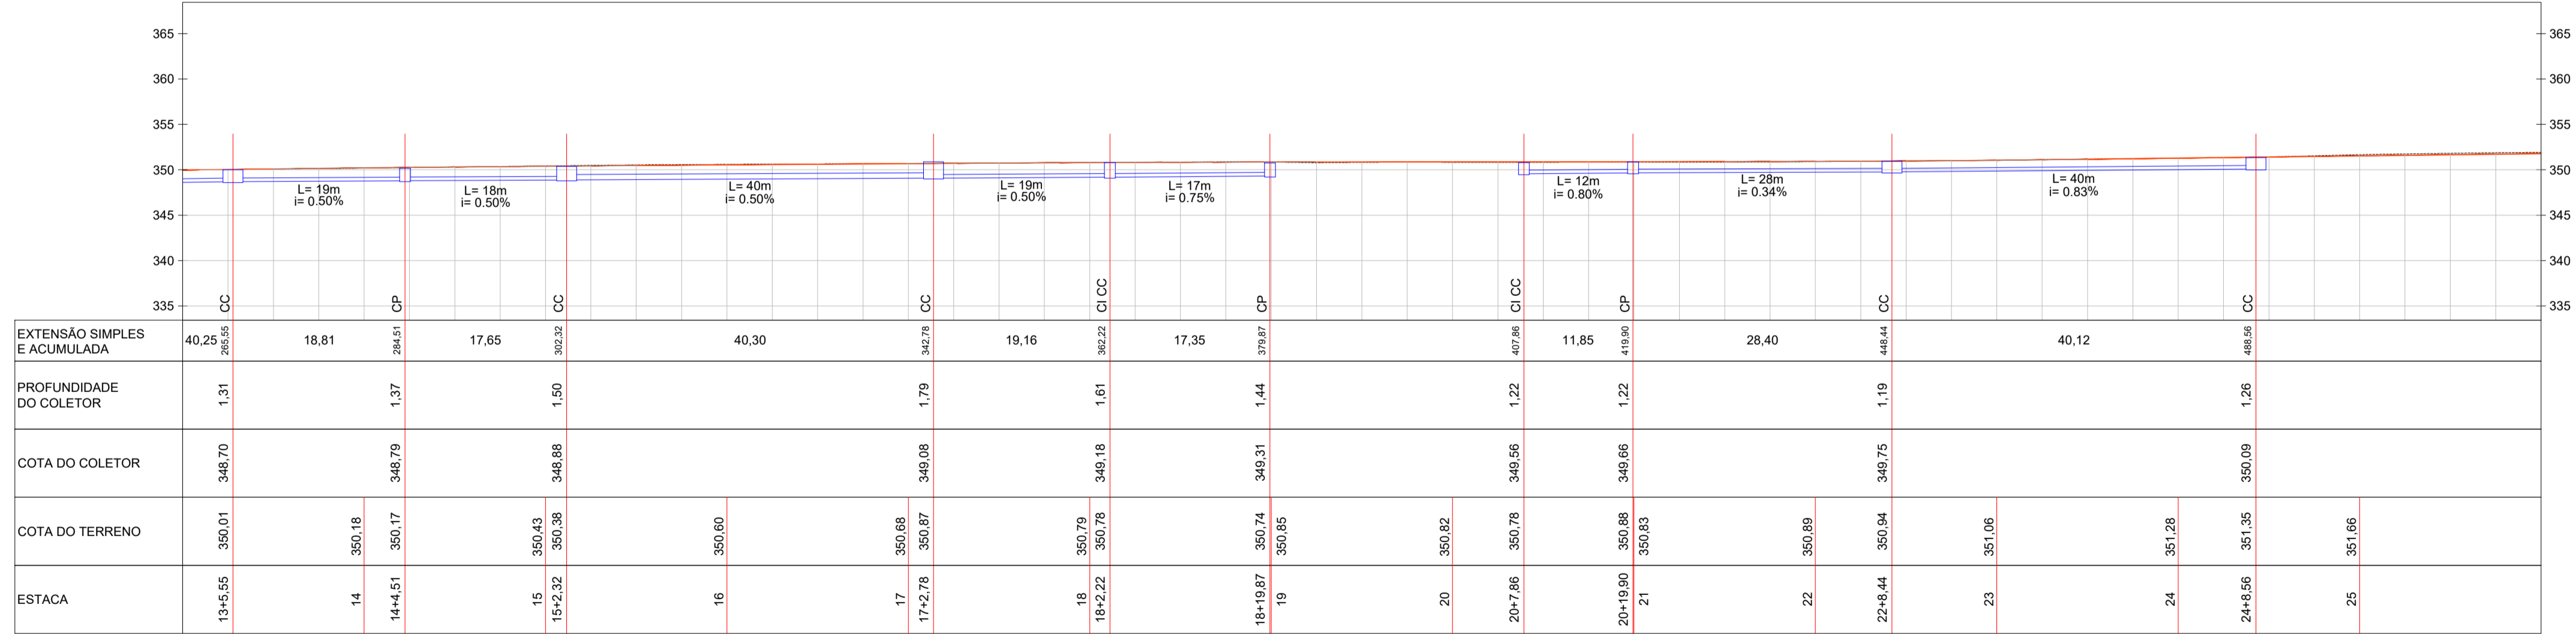

AV. BARÃO DO RIO BRANCO, 99 - RIO DO SUL - SC (47) 3521-8457

PREFEITURA MUNICIPAL DE TROMBUDO CENTRAL
SECRETARIA DE OBRAS

OBRA: AVENIDA NEREU RAMOS		Avenida Nereu Ramos - Trombudo Central/SC
PROJETO: PROJETO DE PAVIMENTAÇÃO		
REFERÊNCIA: PROJETO DE DRENAGEM PLUVIAL (km 161 + 9,00)		ARQUIVO: PAV_DRE_R02.dwg
PROPRIETÁRIO: MUNICÍPIO DE TROMBUDO CENTRAL	COORDENADOR GERAL: GABRIELA SKOWASCH BOSSE ENGENHEIRA CIVIL CREA/SC nº 173.970-0	
CHEFE DE EQUIPE: JUAN PERES DE OLIVEIRA ENGENHEIRO CIVIL CREA/SC nº 155.753-9	MEMBRO DE EQUIPE: SIDNEI BOSSE ENGENHEIRO AGRIMENSOR CREA/SC nº 030.964-9	MEMBRO DE EQUIPE: ANTÔNIO CARLOS DE OLIVEIRA ENGENHEIRO AGRIMENSOR CREA/SC nº 032.896-5

DESIGNO: MARIA EDUARDA ARAGÃO
ESCALA: 1/500
DATA: 17/01/2022
TPO: **DRE**
PRANCHAS: **02** / **08**

DIREITOS AUTORAIS RESERVADOS - PROIBIDA QUALQUER REPRODUÇÃO SEM AUTORIZAÇÃO EXPRESSA