



LEGENDA E QUANTIDADES		
	Caixa de Passagem	09 Unid.
	Caixa de Inspeção e Caixa de Captação	34 Unid.
	Caixa de Captação	45 Unid.
	Tubo Ø 40 cm	1.924,00 m
	Tubo Ø 60 cm	462,00 m
	Drenagem Existente	

Planta Baixa
Est: 26 + 0,00 à 39 + 0,00
Esc: 1/500

Perfil Drenagem - Avenida Nereu Ramos (Lado Direito)
Est: 26 + 0,00 à 39 + 0,00
Esc: 1/500

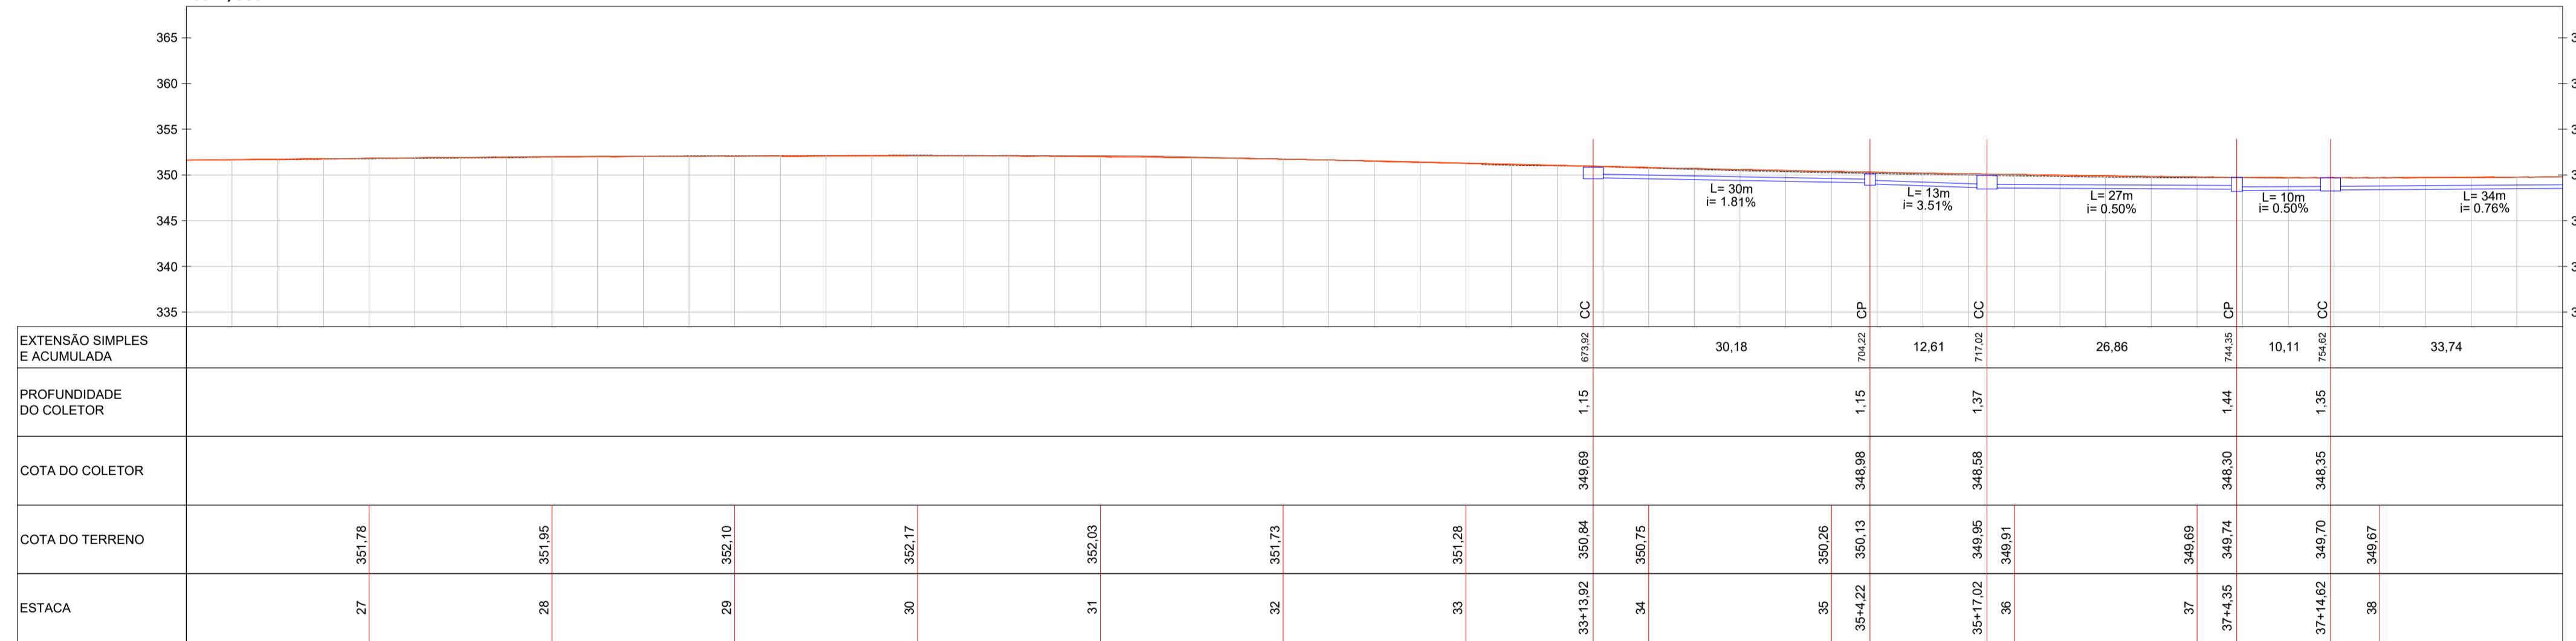

Perfil Drenagem - Avenida Nereu Ramos (Lado Esquerdo)
Est: 26 + 0,00 à 39 + 0,00
Esc: 1/500

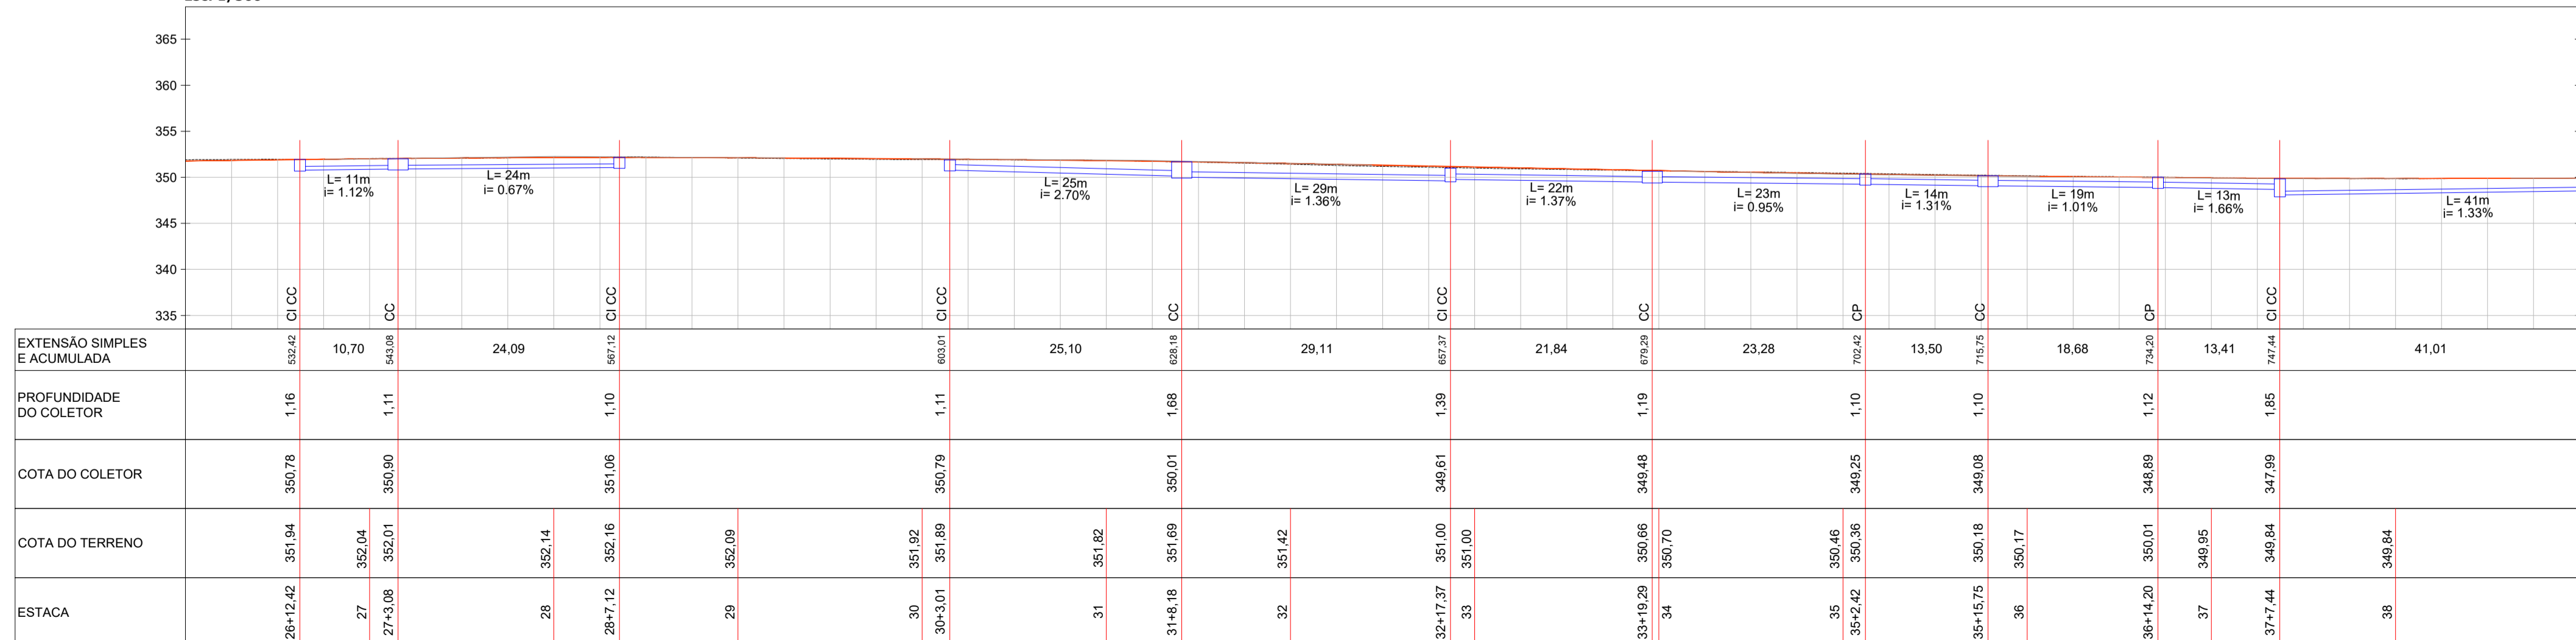

AV. BARÃO DO RIO BRANCO, 99 - RIO DO SUL - SC (47) 3521-8457

PREFEITURA MUNICIPAL DE TROMBUDO CENTRAL
SECRETARIA DE OBRAS

OBRA: **AVENIDA NEREU RAMOS** Avenida Nereu Ramos - Trombudo Central/SC

PROJETO: **PROJETO DE PAVIMENTAÇÃO**

REFERÊNCIA: **PROJETO DE DRENAGEM PLUVIAL (km 161 + 9,00)**

PROPRIETÁRIO: **MUNICÍPIO DE TROMBUDO CENTRAL**

COORDENADOR GERAL: **GABRIELA SKOWASCH BOSSE**
ENGENHEIRA CIVIL
CREA/SC nº 173.970-0

CHEFE DE EQUIPE: **JUAN PERES DE OLIVEIRA**
ENGENHEIRO CIVIL
CREA/SC nº 155.753-9

MEMBRO DE EQUIPE: **SIDNEI BOSSE**
ENGENHEIRO AGRIMENSOR
CREA/SC nº 030.984-9

MEMBRO DE EQUIPE: **ANTÔNIO CARLOS DE OLIVEIRA**
ENGENHEIRO AGRIMENSOR
CREA/SC nº 032.895-5

ARQUIVO: PAV_DRE_R02.dwg

ESCALA: 1/500

DATA: 17/01/2022

TIPO: **DRE**

PRANCHAS: **03**

08

DIREITOS AUTORAIS RESERVADOS - PROIBIDA QUALQUER REPRODUÇÃO SEM AUTORIZAÇÃO EXPRESSA

PRONTO PARA IMPRESSÃO - PROJETO DE DRENAGEM PLUVIAL - AVENIDA NEREU RAMOS - TROMBUDO CENTRAL - SC (47) 3521-8457