





LEGENDA E QUANTIDADES		
	Caixa de Passagem	09 Unid.
	Caixa de Inspeção e Caixa de Captação	34 Unid.
	Caixa de Captação	45 Unid.
	Tubo Ø 40 cm	1.924,00 m
	Tubo Ø 60 cm	462,00 m
	Drenagem Existente	

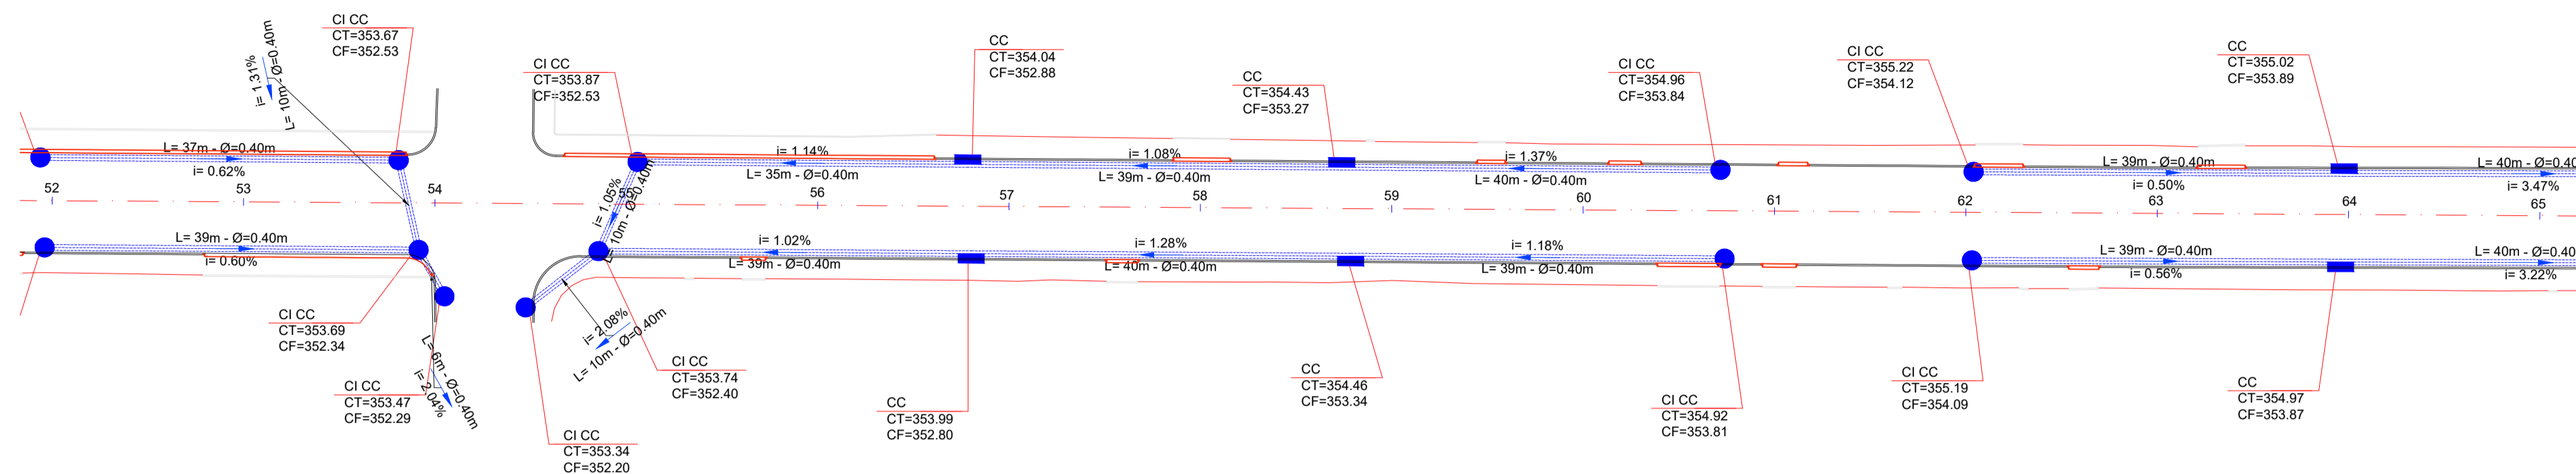


Planta Baixa
Est: 52 + 0,00 à 65 + 0,00
Esc: 1/500

Perfil Drenagem - Avenida Nereu Ramos (Lado Direito)
Est: 52 + 0,00 à 65 + 0,00
Esc: 1/500

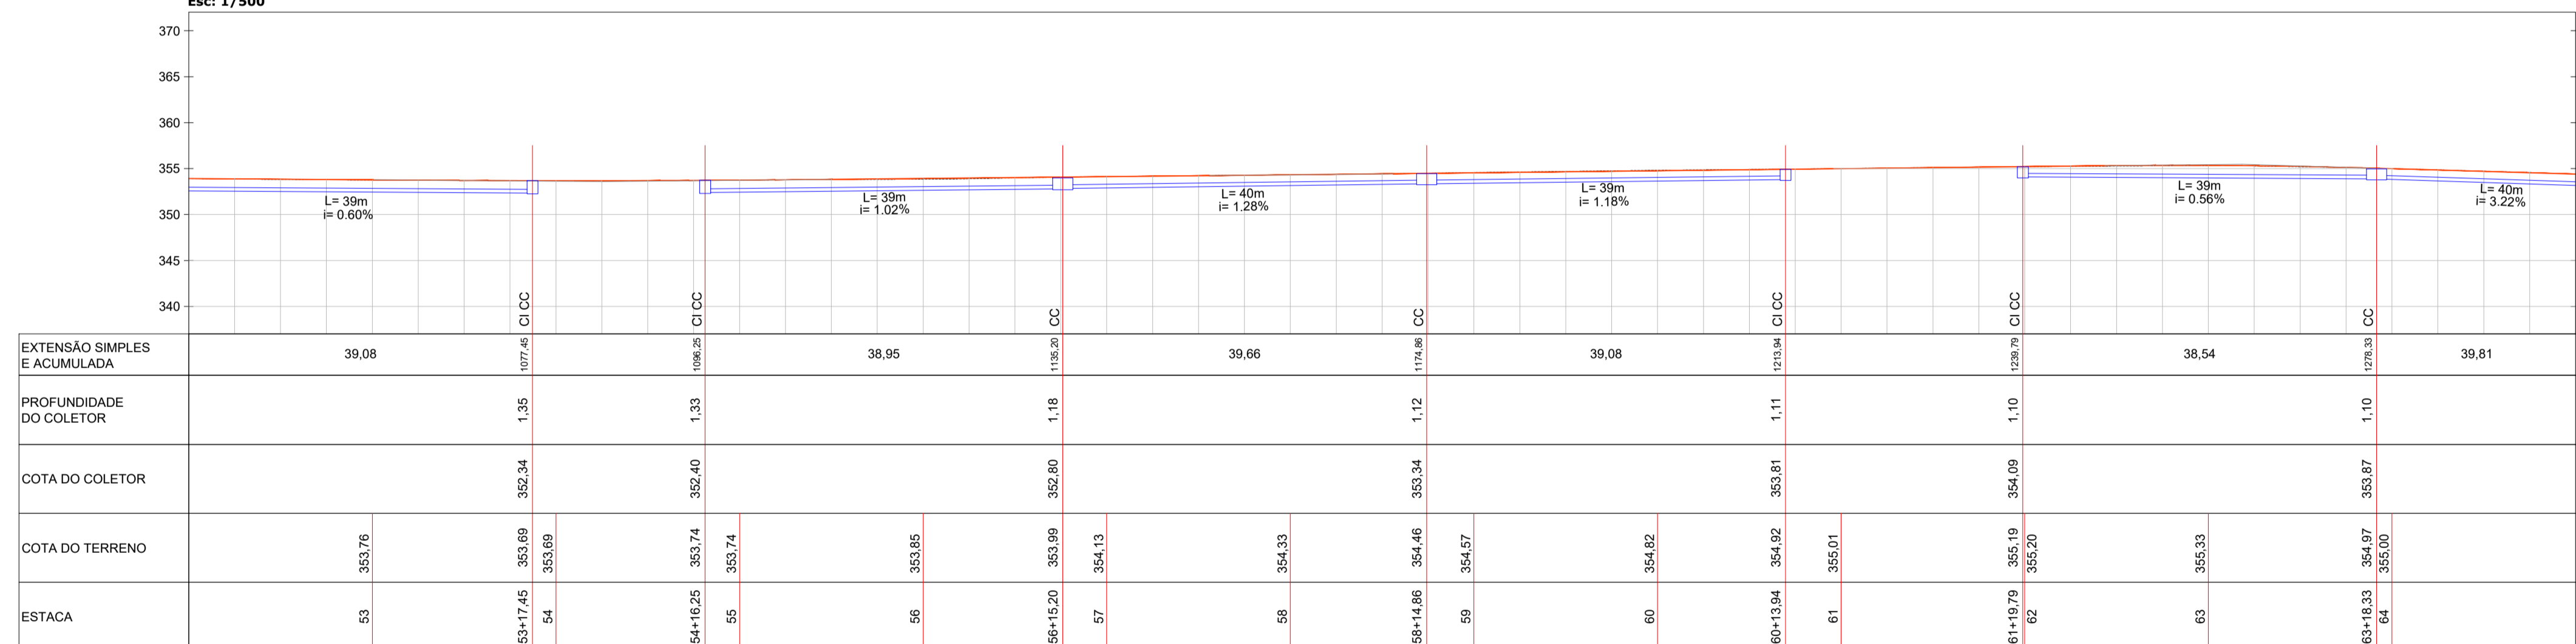

Perfil Drenagem - Avenida Nereu Ramos (Lado Esquerdo)
Est: 52 + 0,00 à 65 + 0,00
Esc: 1/500

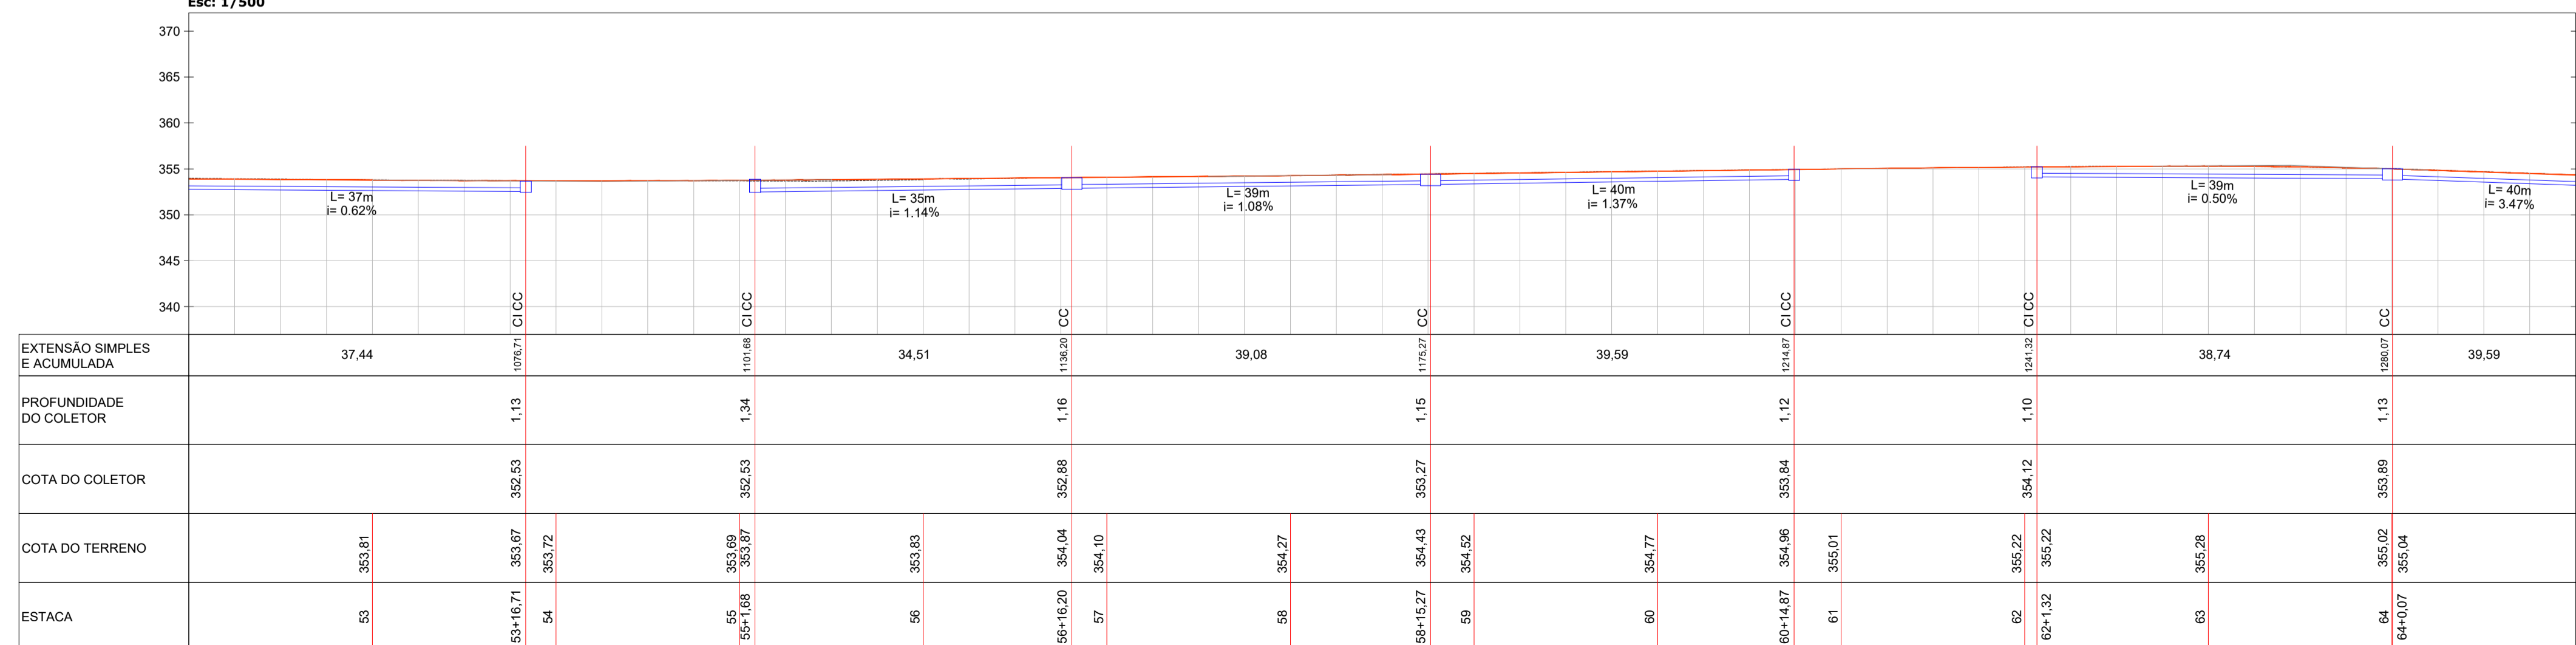

AV. BARÃO DO RIO BRANCO, 99 - RIO DO SUL - SC (47) 3521-8457

PREFEITURA MUNICIPAL DE TROMBUDO CENTRAL
SECRETARIA DE OBRAS

OBRA: AVENIDA NEREU RAMOS		Avenida Nereu Ramos - Trombudo Central/SC
PROJETO: PROJETO DE PAVIMENTAÇÃO		
REFERÊNCIA: PROJETO DE DRENAGEM PLUVIAL (km 161 + 9,00)		
PROPRIETÁRIO: MUNICÍPIO DE TROMBUDO CENTRAL	COORDENADOR GERAL: GABRIELA SKOWASCH BOSSE ENGENHEIRA CIVIL CREA/SC Nº 178.970-0	ARQUIVO: PAV_DRE_R02.dwg ESCALA: 1/500 DATA: 17/01/2022 TIPO: DRE PRANCHAL:
CHEFE DE EQUIPE: JUAN PERES DE OLIVEIRA ENGENHEIRO CIVIL CREA/SC Nº 155.753-9	MEMBRO DE EQUIPE: SIDNEI BOSSE ENGENHEIRO AGRIMENSOR CREA/SC Nº 030.984-9	MEMBRO DE EQUIPE: ANTÔNIO CARLOS DE OLIVEIRA ENGENHEIRO AGRIMENSOR CREA/SC Nº 032.895-5

05

08

DIREITOS AUTORAIS RESERVADOS - PROIBIDA QUALQUER REPRODUÇÃO SEM AUTORIZAÇÃO EXPRESSA