



CC
CT=352.
CF=350.!

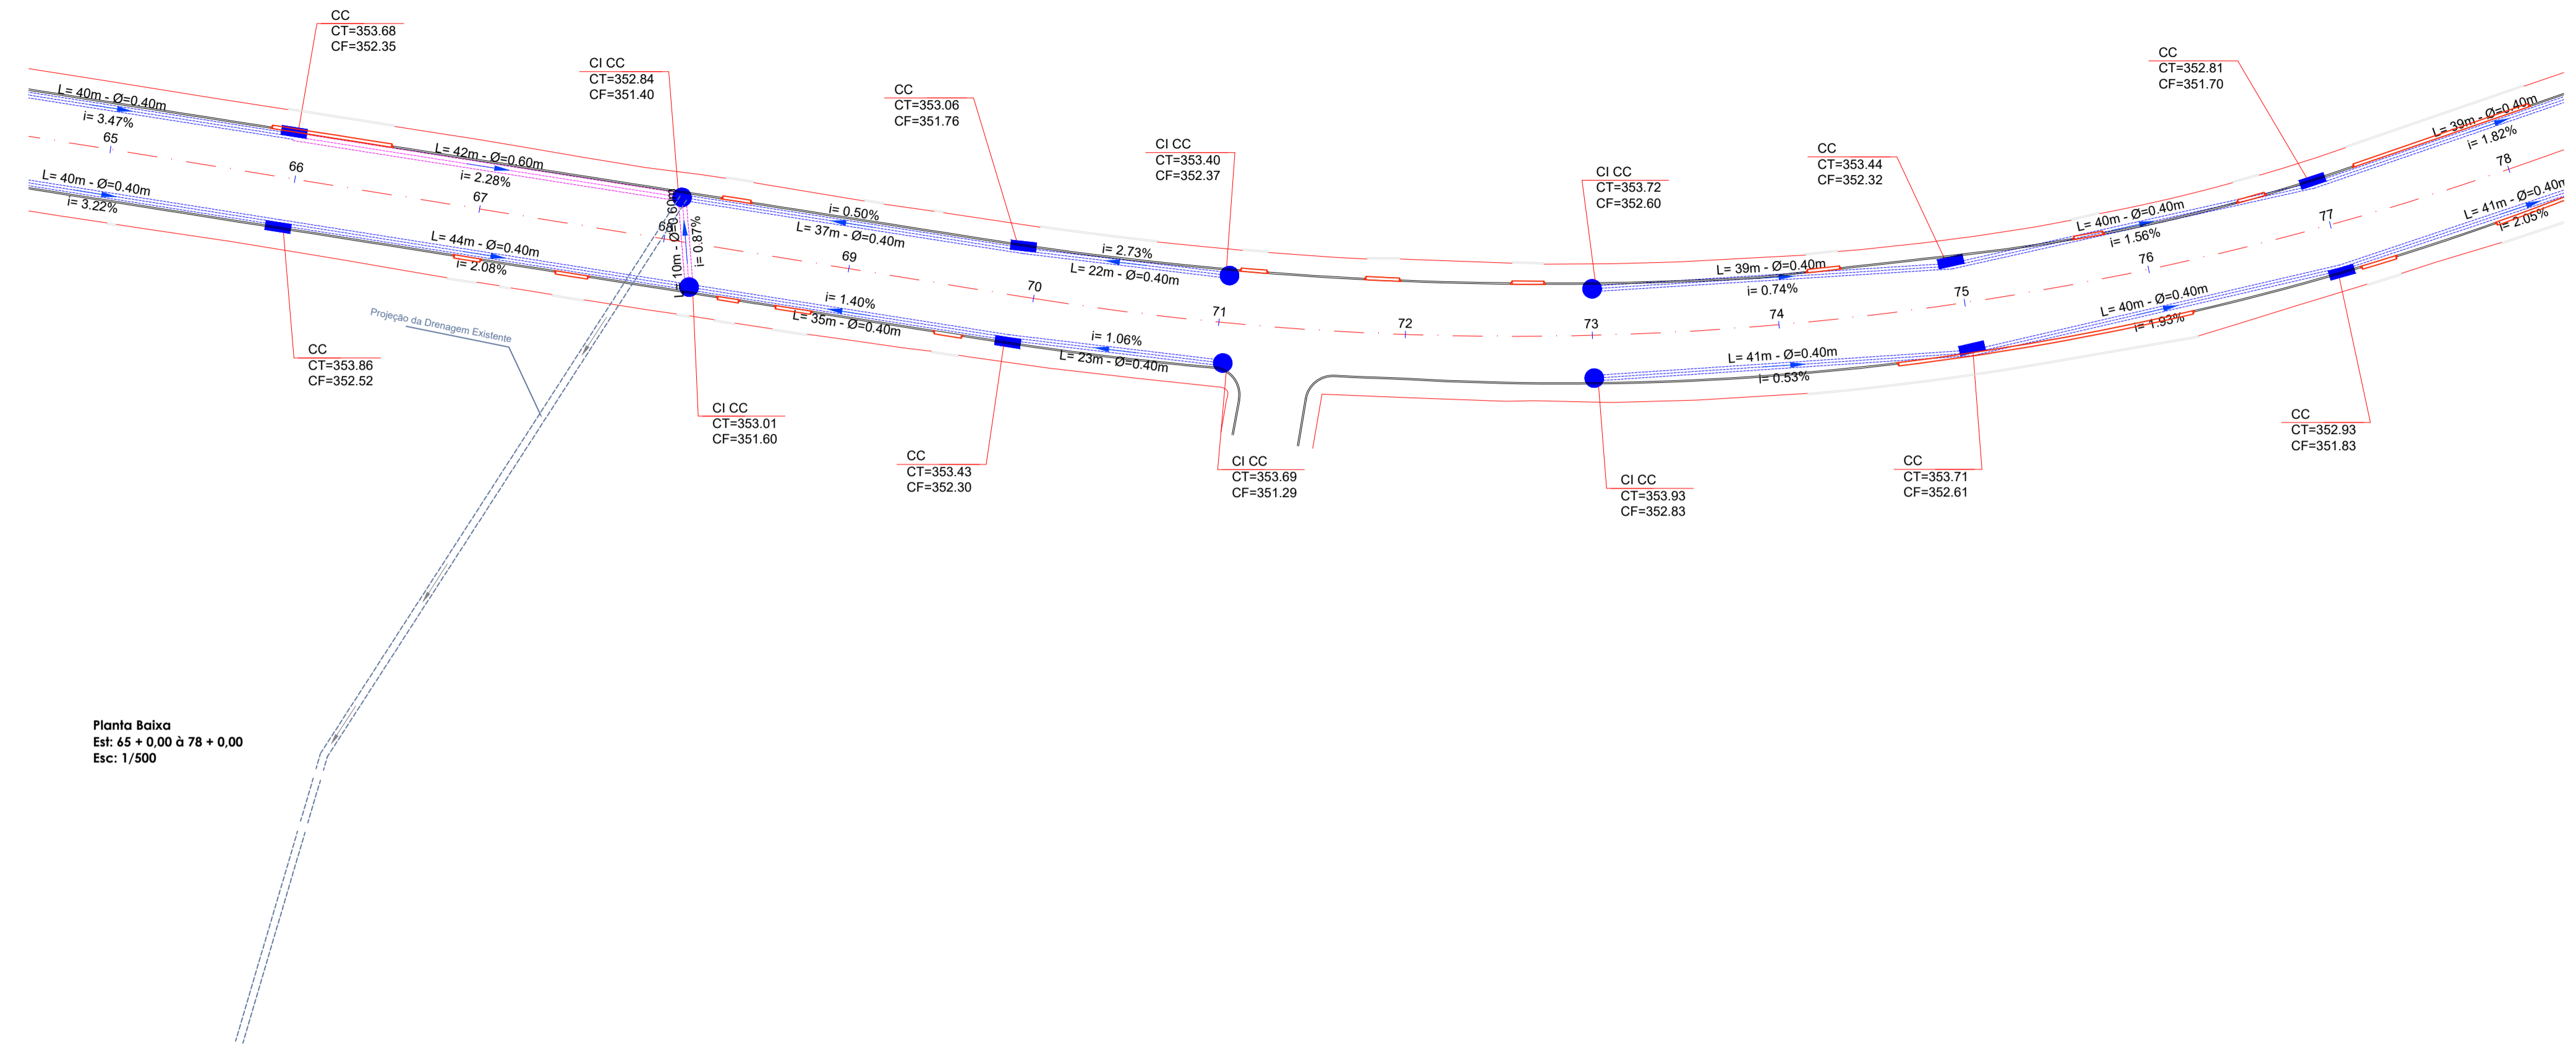


Planta Baixa
Est: 65 + 0,00 à 78 + 0,00
Esc: 1/500

LEGENDA E QUANTIDADES		
	Caixa de Passagem	09 Unid.
	Caixa de Inspeção e Caixa de Captação	34 Unid.
	Caixa de Captação	45 Unid.
	Tubo Ø 40 cm	1.924,00 m
	Tubo Ø 60 cm	462,00 m
	Drenagem Existente	

Perfil Drenagem - Avenida Nereu Ramos (Lado Direito)
Est: 65 + 0,00 à 78 + 0,00
Esc: 1/500

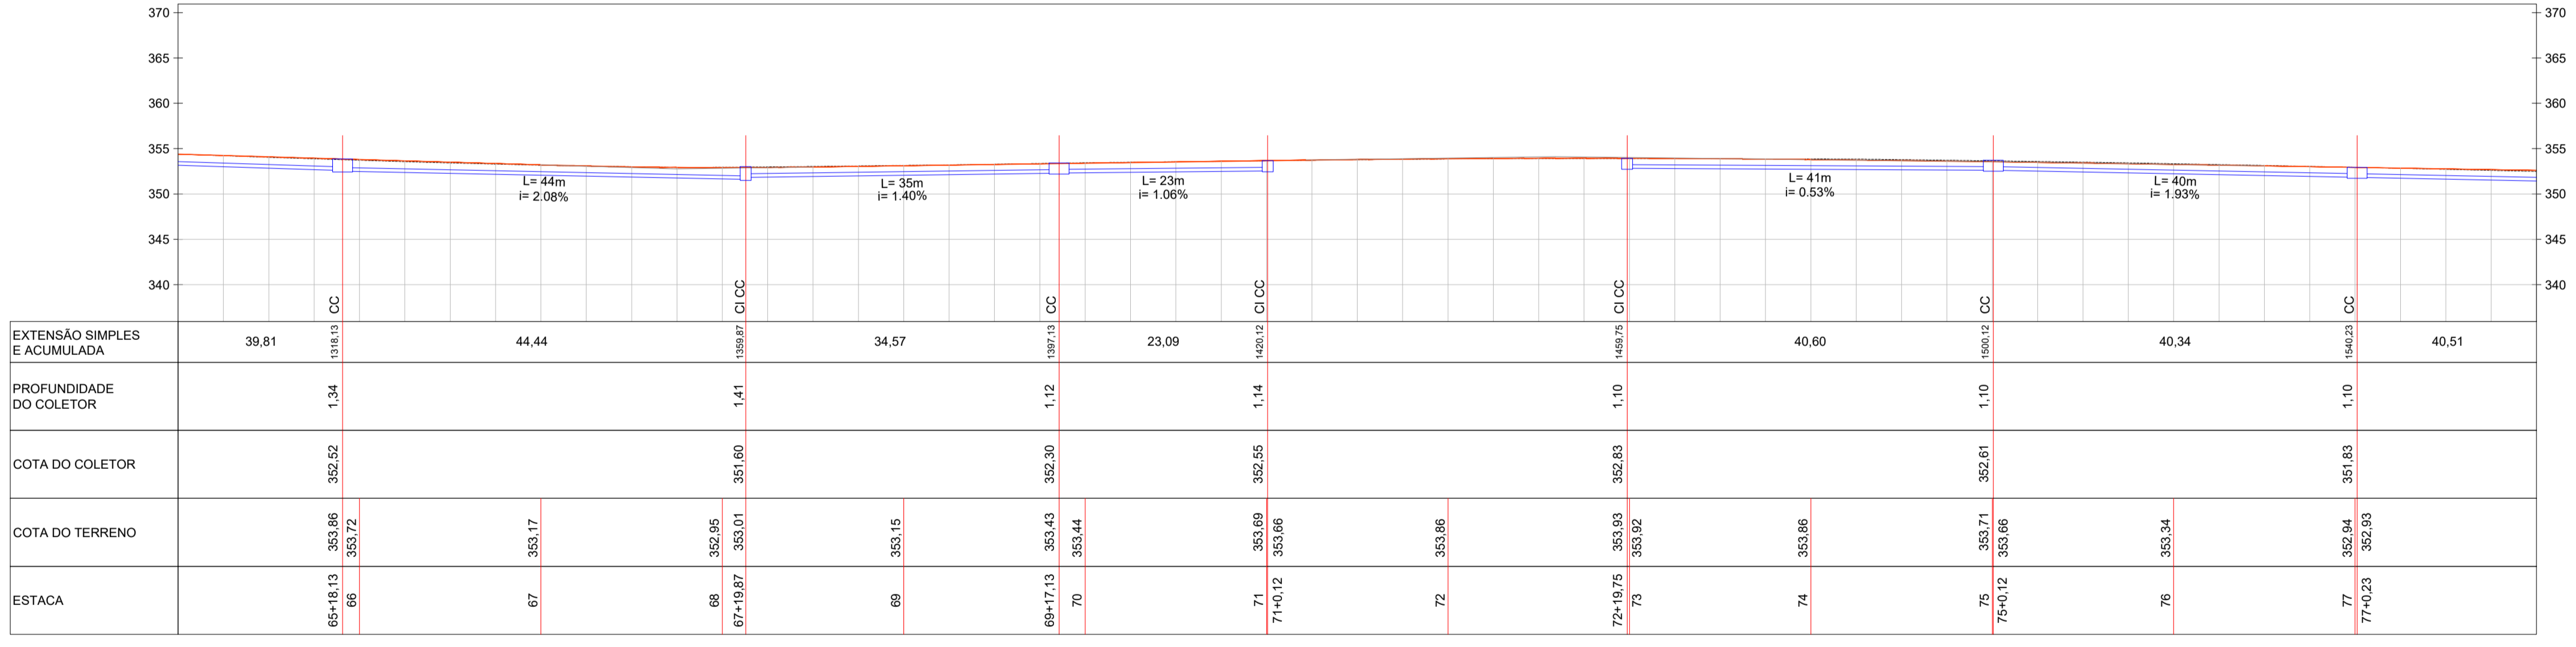

Perfil Drenagem - Avenida Nereu Ramos (Lado Esquerdo)
Est: 65 + 0,00 à 78 + 0,00
Esc: 1/500

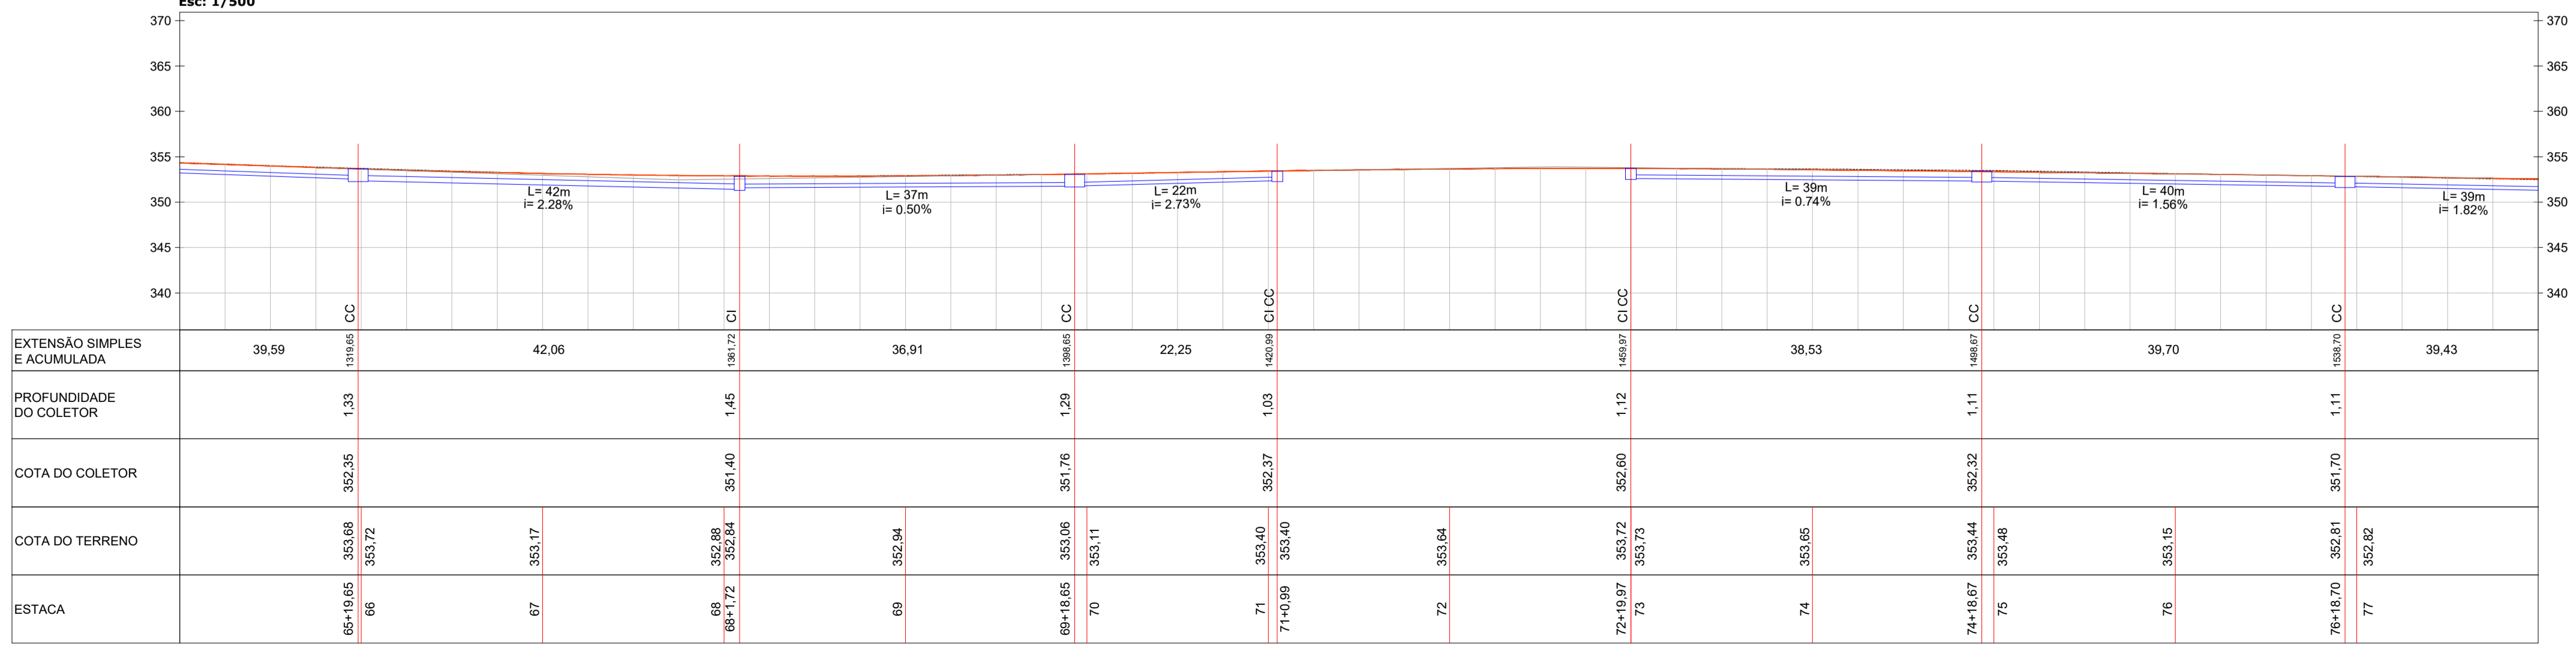

AV. BARÃO DO RIO BRANCO, 99 - RIO DO SUL - SC (47) 321-8457

PREFEITURA MUNICIPAL DE TROMBUDO CENTRAL
SECRETARIA DE OBRAS

OBRA: **AVENIDA NEREU RAMOS** Avenida Nereu Ramos - Trombudo Central/SC

PROJETO: **PROJETO DE PAVIMENTAÇÃO**

REFERÊNCIA: **PROJETO DE DRENAGEM PLUVIAL (km 161 + 9,00)**

PROPRIETÁRIO: **MUNICÍPIO DE TROMBUDO CENTRAL**

COORDENADOR GERAL: **GABRIELA SKOWASCH BOSSE** ENGENHEIRA CIVIL CREA/SC nº 173.970-0

CHEFE DE EQUIPE: **JUAN PERES DE OLIVEIRA** ENGENHEIRO CIVIL CREA/SC nº 155.753-9

MEMBRO DE EQUIPE: **SIDNEI BOSSE** ENGENHEIRO AGRIMENSOR CREA/SC nº 030.984-9

MEMBRO DE EQUIPE: **ANTÔNIO CARLOS DE OLIVEIRA** ENGENHEIRO AGRIMENSOR CREA/SC nº 032.895-5

DESENHO: MARIA EDUARDA ARAGÃO
ARQUITETO PAV_DRE_R02.dwg
ESCALA: 1/500
DATA: 17/01/2022
TIPO: **DRE**
PRANCHAS: **06** / **08**

DIREITOS AUTORAIS RESERVADOS - PROIBIDA QUALQUER REPRODUÇÃO SEM AUTORIZAÇÃO EXPRESSA