



LEGENDA E QUANTIDADES		
	Caixa de Passagem	09 Unid.
	Caixa de Inspeção e Caixa de Captação	34 Unid.
	Caixa de Captação	45 Unid.
	Tubo Ø 40 cm	1.924,00 m
	Tubo Ø 60 cm	462,00 m
	Drenagem Existente	

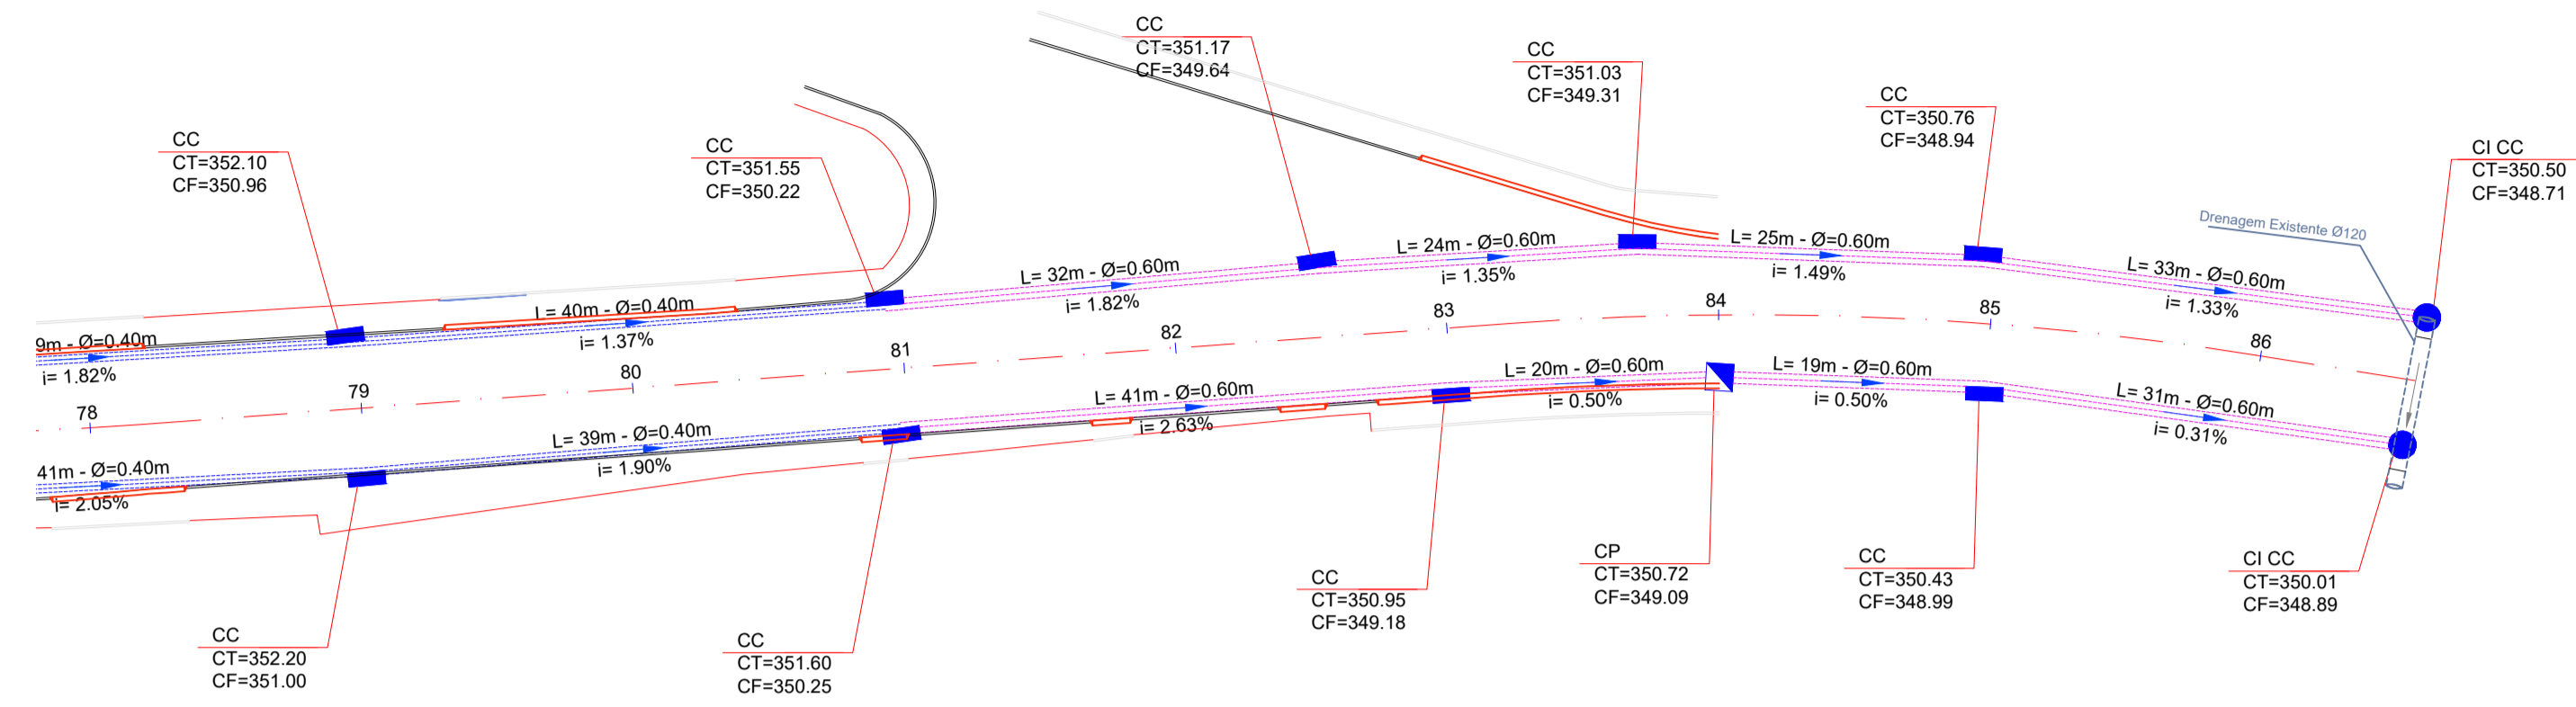

Planta Baixa
Est: 78 + 0,00 à 86 + 11,33
Esc: 1/500

Perfil Drenagem - Avenida Nereu Ramos (Lado Direito)
Est: 78 + 0,00 à 86 + 11,33
Esc: 1/500

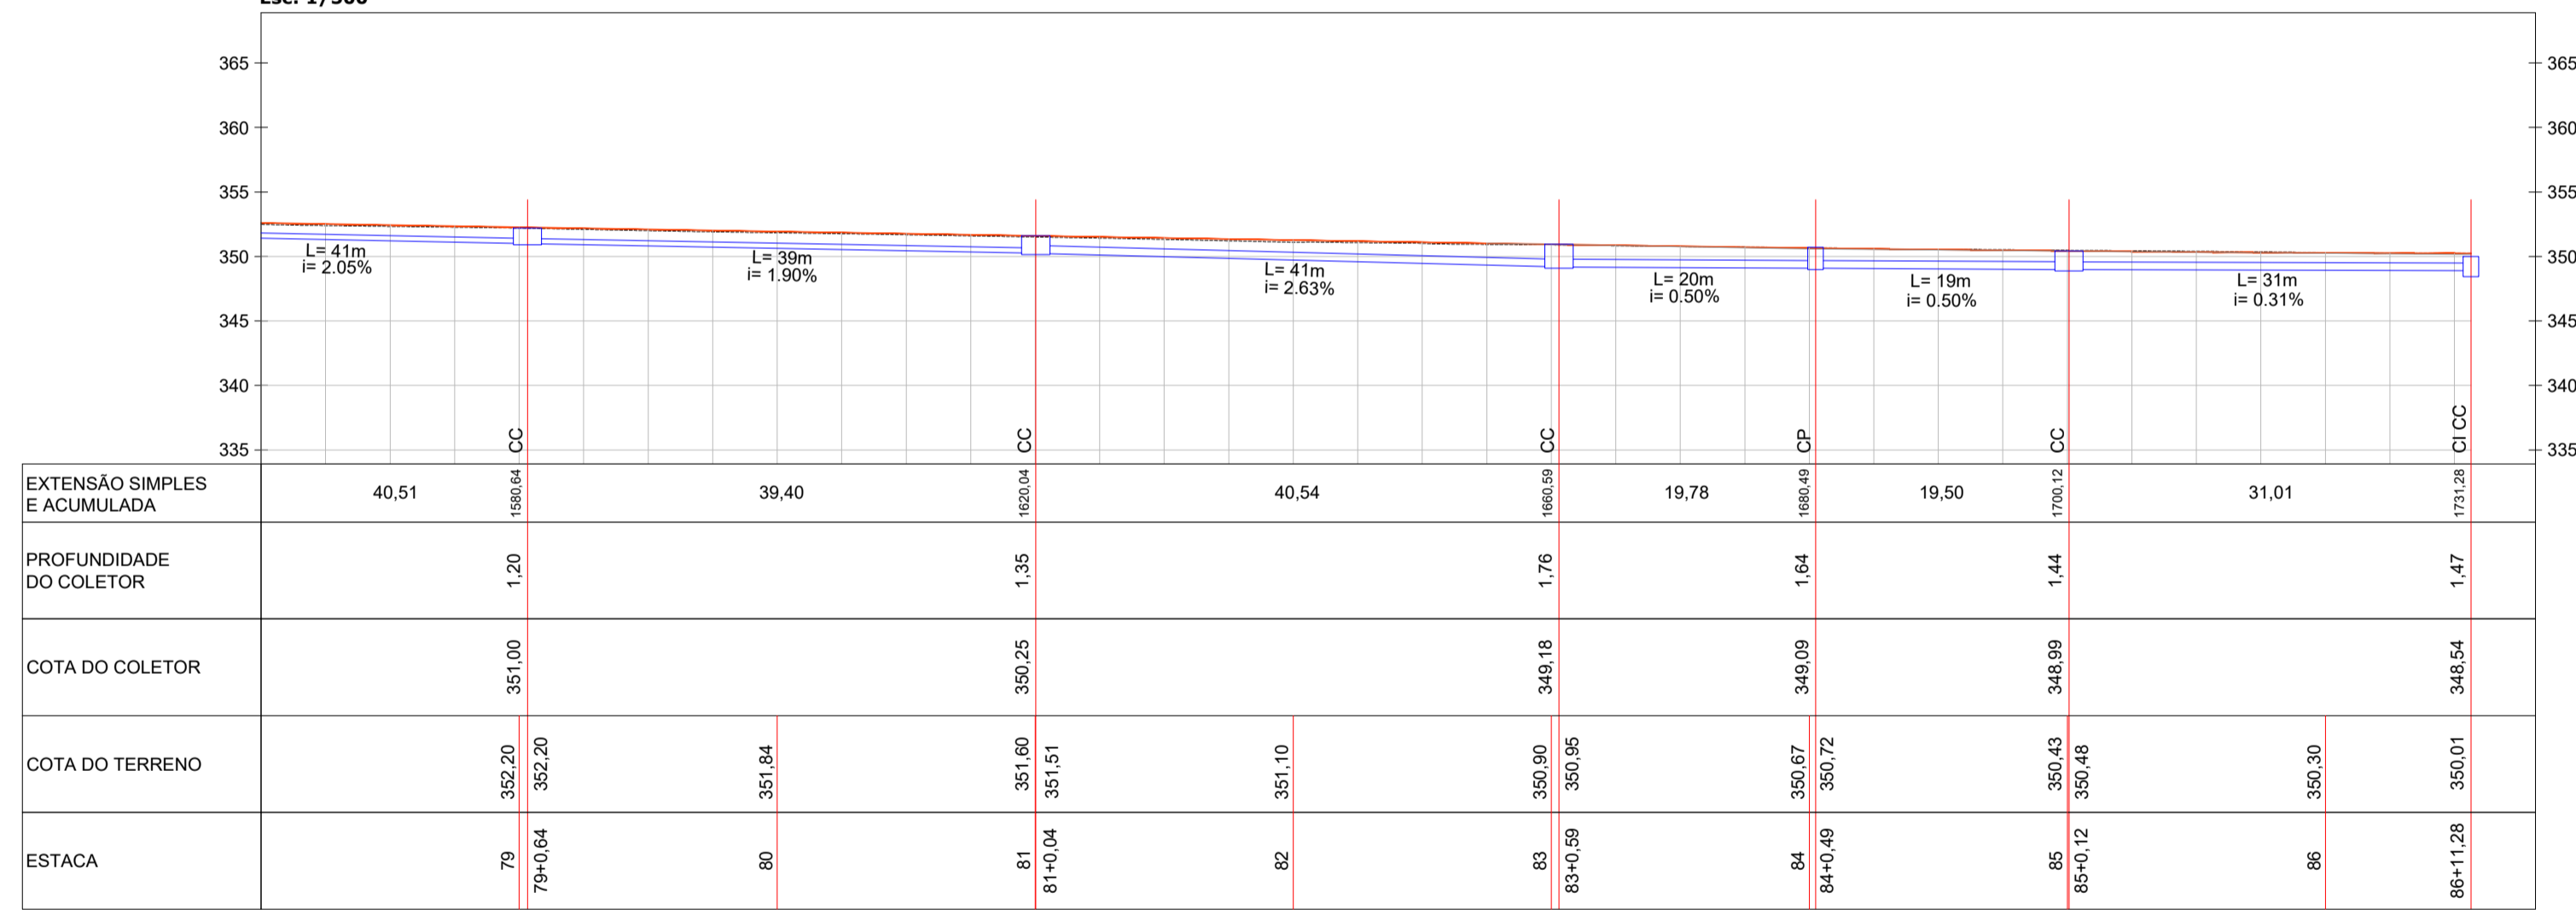

Perfil Drenagem - Avenida Nereu Ramos (Lado Esquerdo)
Est: 78 + 0,00 à 86 + 11,33
Esc: 1/500



AV. BARÃO DO RIO BRANCO, 99 - RIO DO SUL - SC (47) 3521-8457

PREFEITURA MUNICIPAL DE TROMBUDO CENTRAL
SECRETARIA DE OBRAS

OBRA: AVENIDA NEREU RAMOS Avenida Nereu Ramos - Trombudo Central/SC

PROJETO: PROJETO DE PAVIMENTAÇÃO

REFERÊNCIA: PROJETO DE DRENAGEM PLUVIAL (km 161 + 9,00)

PROPRIETÁRIO: MUNICÍPIO DE TROMBUDO CENTRAL **COORDENADOR GERAL:** GABRIELA SKOWASCH BOSSE
ENGENHEIRA CIVIL
CREA/SC Nº 173.970-0

CHEFE DE EQUIPE: JUAN PERES DE OLIVEIRA **MEMBRO DE EQUIPE:** SIDNEI BOSSE
ENGENHEIRO AGRIMENSOR
CREA/SC Nº 030.964-9

MEMBRO DE EQUIPE: ANTÔNIO CARLOS DE OLIVEIRA **MEMBRO DE EQUIPE:**

DESENHO: MARIA EDUARDA ARAGÃO **ESCALA:** 1/500

DATA: 17/01/2022 **TPO:** DRE

PRANCHAS: 07/08

DIREITOS AUTORAIS RESERVADOS - PROIBIDA QUALQUER REPRODUÇÃO SEM AUTORIZAÇÃO EXPRESSA