



LEGENDA E QUANTIDADES		
	Caixa de Captação e Junção	20 Unid.
	Caixa de Inspeção	02 Unid.
	Caixa de Passagem	02 Unid.
	Tubo Ø 40 cm	786,00 m
	Tubo Ø 60 cm	27,00 m

Planta Baixa
Est: 0 + 0,00 à 9 + 0,00
Esc: 1/500

Perfil - Drenagem (Lado Esquerdo)
Est: 0 + 0,00 à 9 + 0,00
Esc: 1/500

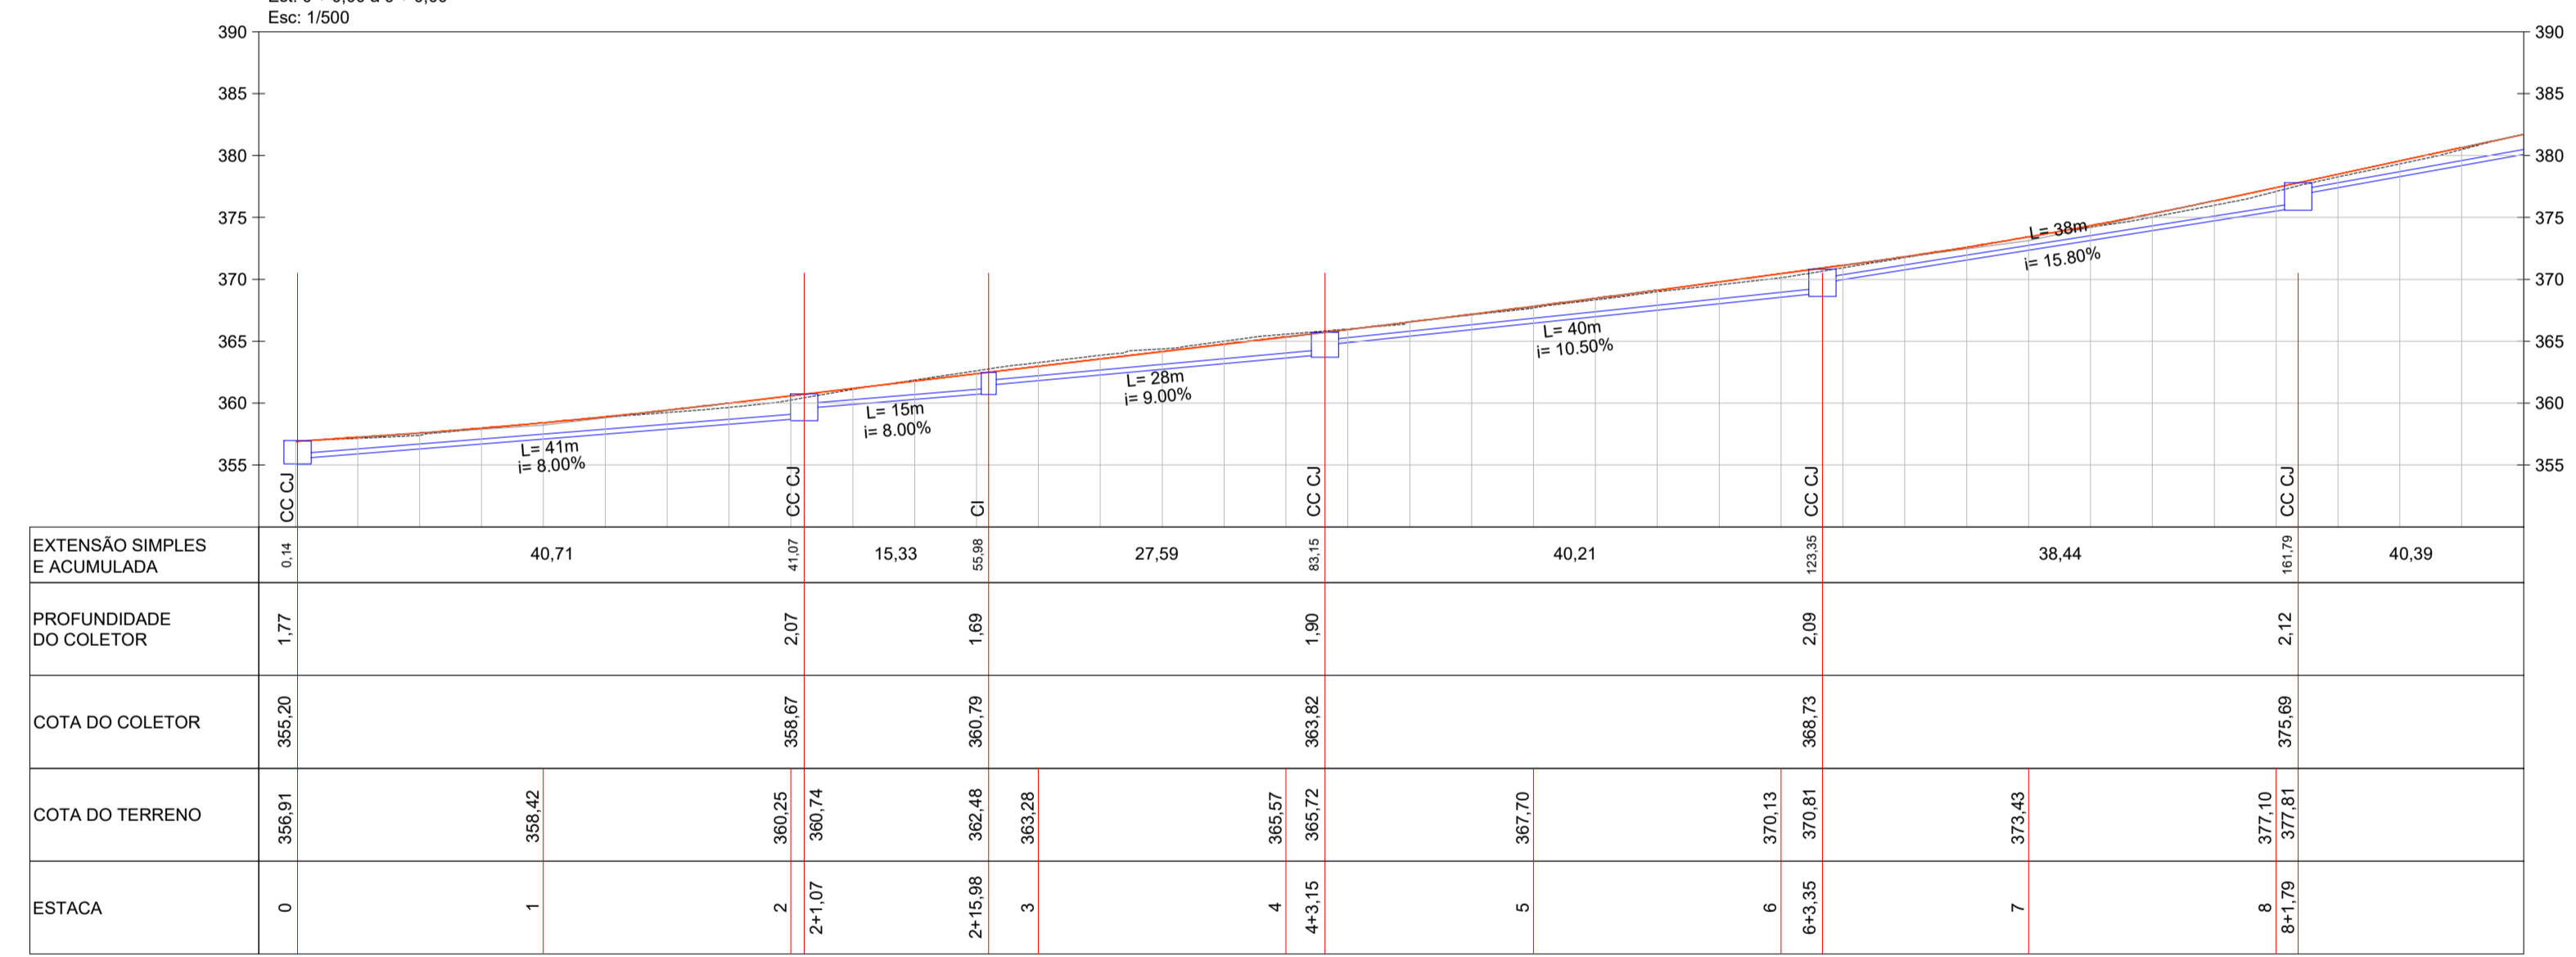

Perfil - Drenagem (Lado Direito)
Est: 0 + 0,00 à 9 + 0,00
Esc: 1/500

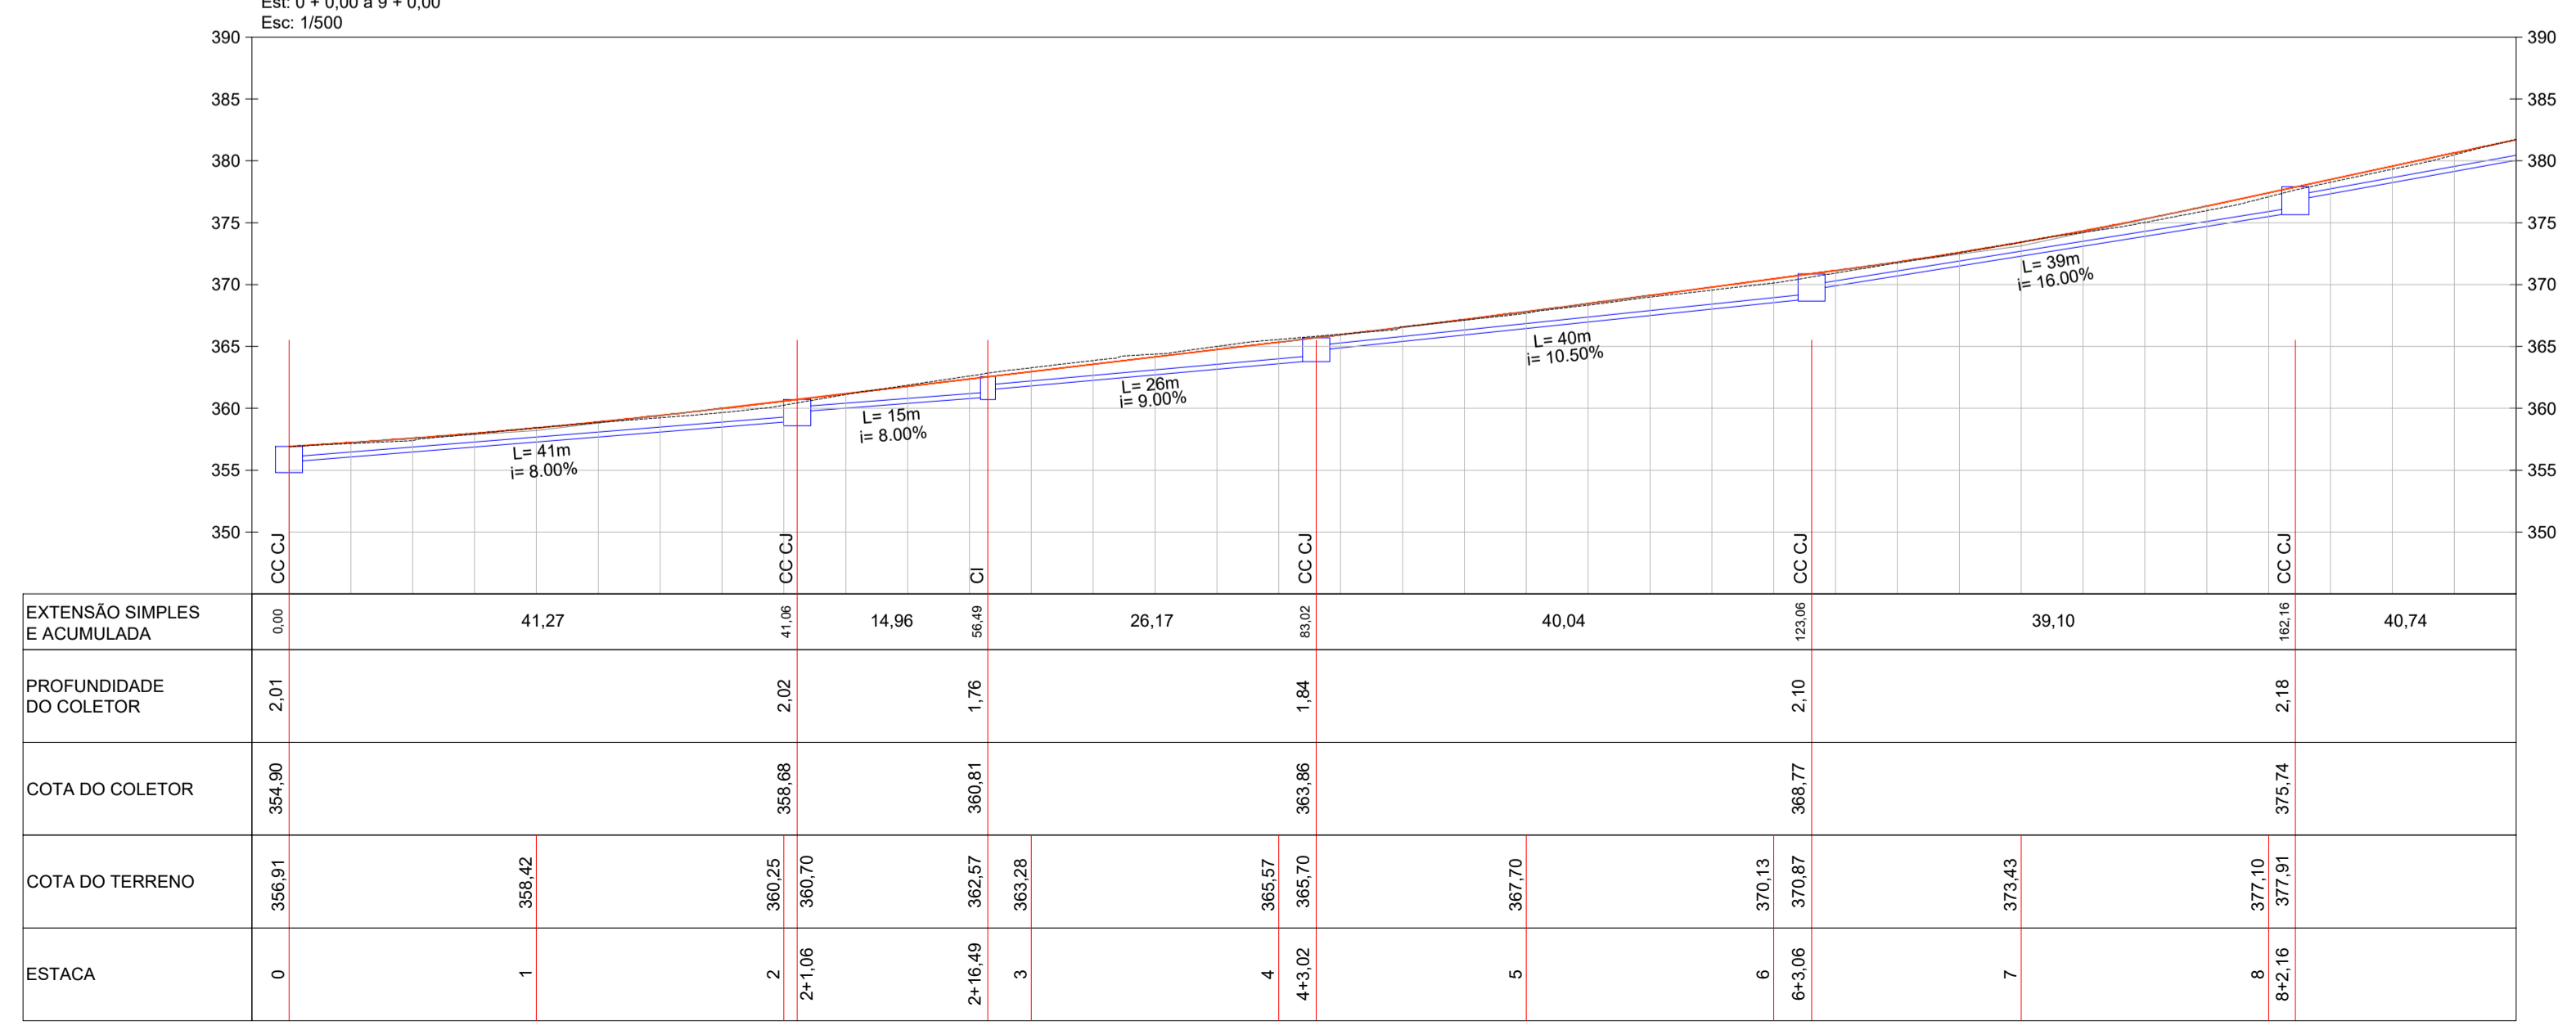

AV. BARÃO DO RIO BRANCO, 99 - RIO DO SUL - SC (47) 3521-8457

PREFEITURA MUNICIPAL DE TROMBUDO CENTRAL
SECRETARIA DE OBRAS

OBRA: RUA AFONSO CEOLIN		Rua Afonso Ceolin - Bracatinga - Trombudo Central/SC
PROJETO: PROJETO DE PAVIMENTAÇÃO		
REFERÊNCIA: PROJETO DE DRENAGEM		
PROPRIETÁRIO: MUNICÍPIO DE TROMBUDO CENTRAL	COORDENADOR GERAL: GABRIELA SKOWASCH BOSSE ENGENHEIRA CIVIL CREA/SC nº 032.896/9	ARQUIVO: PAV_DRE_R00.dwg ESCALA: 1/500 DATA: 29/11/2021 TIPO: DRE
CHEFE DE EQUIPE: JUAN PERES DE OLIVEIRA ENGENHEIRO CIVIL CREA/SC nº 155.753/9	MEMBRO DE EQUIPE: SIDNEI BOSSE ENGENHEIRO AGRIMENSOR CREA/SC nº 030.964/9	MEMBRO DE EQUIPE: ANTÔNIO CARLOS DE OLIVEIRA ENGENHEIRO AGRIMENSOR CREA/SC nº 032.896/9

01

03

DIREITOS AUTORAIS RESERVADOS - PROIBIDA QUALQUER REPRODUÇÃO SEM AUTORIZAÇÃO EXPRESSA