





LEGENDA E QUANTIDADES		
	Caixa de Captação e Junção	20 Unid.
	Caixa de Inspeção	02 Unid.
	Caixa de Passagem	02 Unid.
	Tubo Ø 40 cm	784,00 m
	Tubo Ø 60 cm	27,00 m

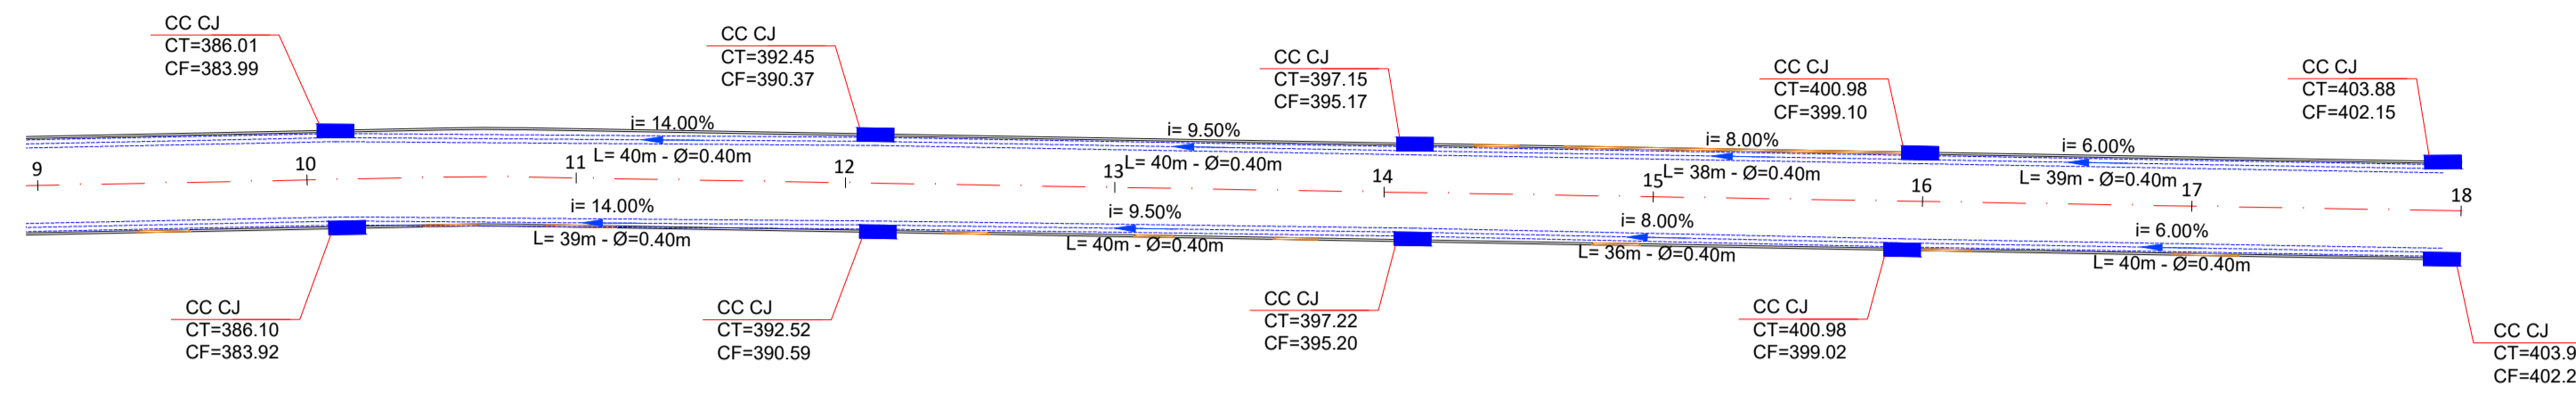


Planta Baixa
Est. 9 + 0,00 a 18 + 0,00
Esc. 1/500

Perfil - Drenagem (Lado Esquerdo)
Est. 9 + 0,00 a 18 + 0,00
Esc. 1/500

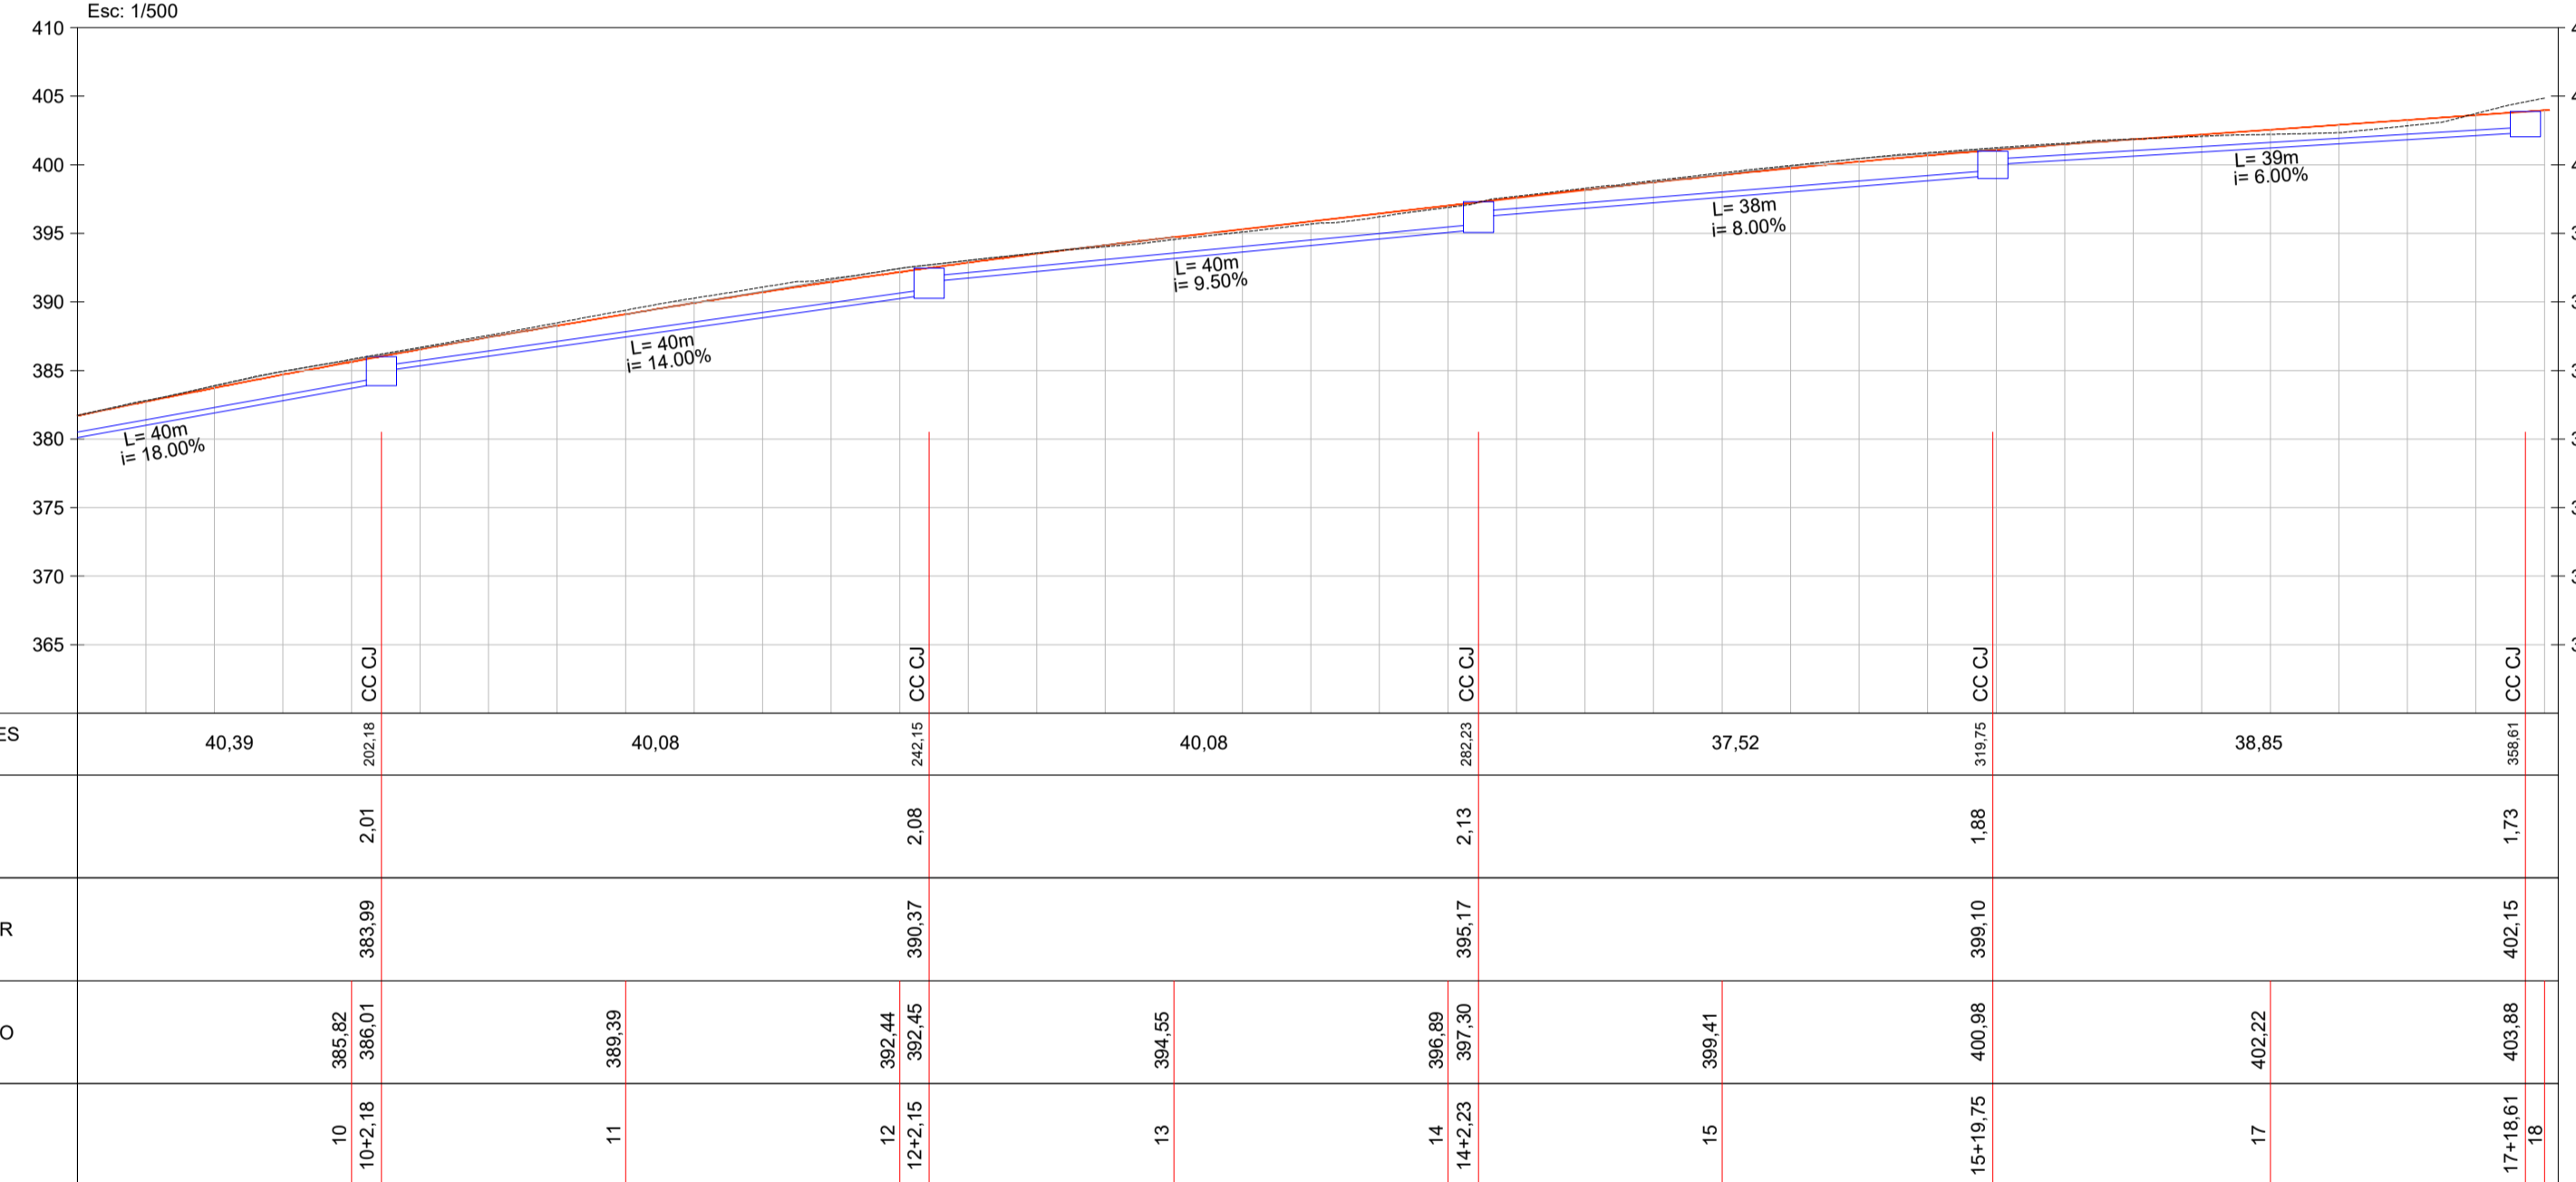

Perfil - Drenagem (Lado Direito)
Est. 9 + 0,00 a 18 + 0,00
Esc. 1/500

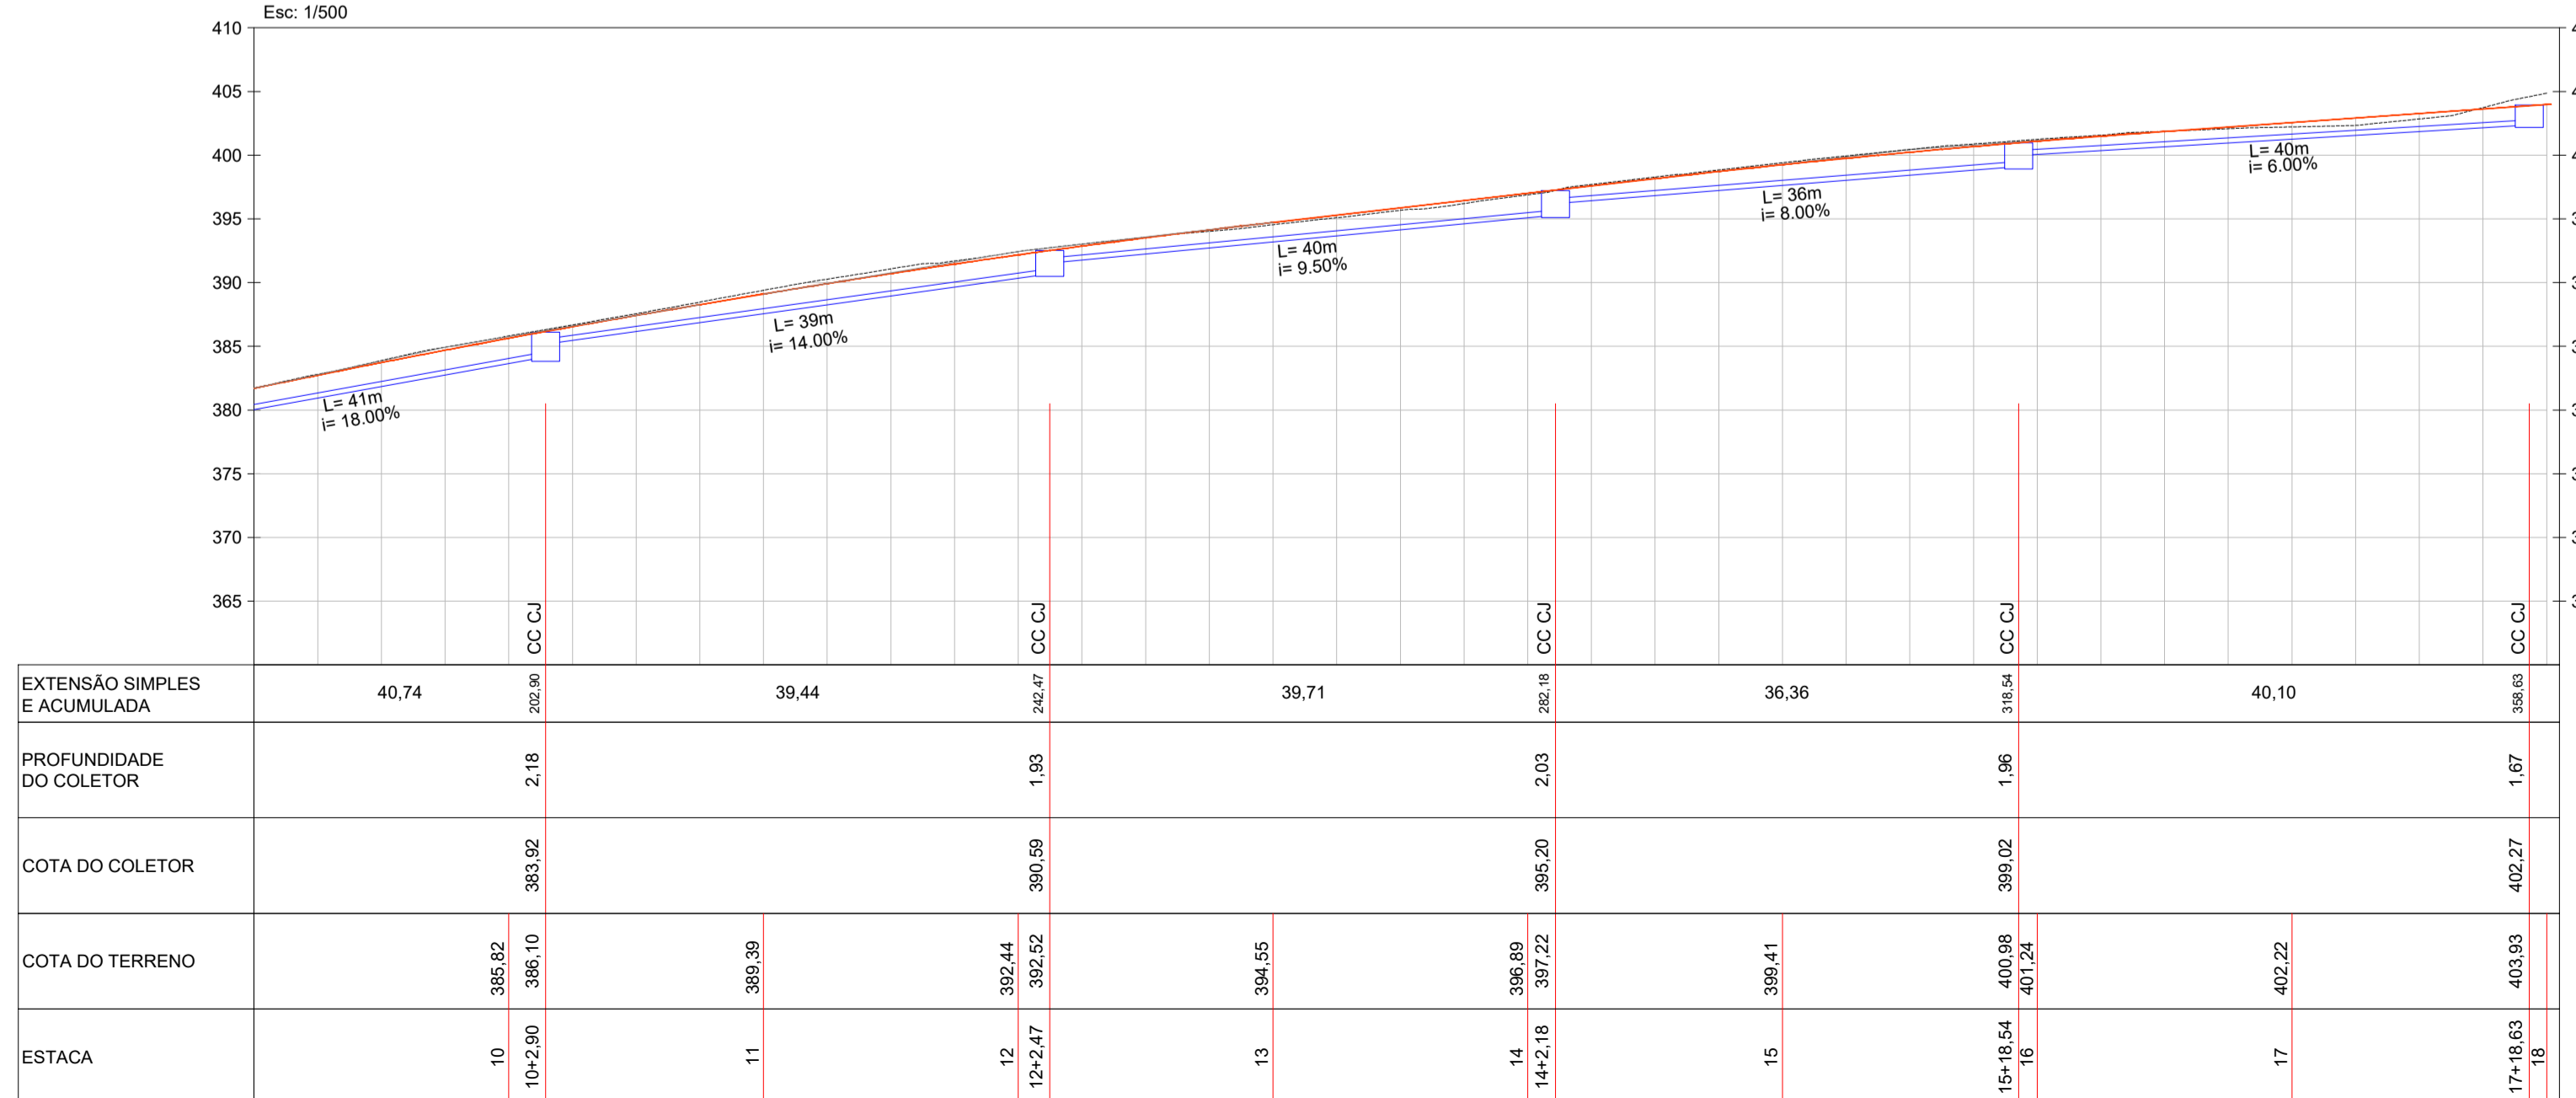

GEOMAPA Engenharia

AV. BARÃO DO RIO BRANCO, 99 - RIO DO SUL - SC (47) 3521-8457

PREFEITURA MUNICIPAL DE TROMBUDO CENTRAL
SECRETARIA DE OBRAS

OBRA: RUA AFONSO CEOLIN - Rua Afonso Ceolin - Bracatinga - Trombudo Central/SC	
PROJETO: PROJETO DE PAVIMENTAÇÃO	
REFERÊNCIA: PROJETO DE DRENAGEM	
PROPRIETÁRIO: MUNICÍPIO DE TROMBUDO CENTRAL	COORDENADOR GERAL: GABRIELA SKOWASCH BOSSE ENGENHEIRA CIVIL CREA/SC nº 173.970-0
CHEFE DE EQUIPE: JUAN PERES DE OLIVEIRA ENGENHEIRO CIVIL CREA/SC nº 155.753-9	MEMBRO DE EQUIPE: SIDNEI BOSSE ENGENHEIRO AGRIMENSOR CREA/SC nº 030.964-9
	MEMBRO DE EQUIPE: ANTÔNIO CARLOS DE OLIVEIRA ENGENHEIRO AGRIMENSOR CREA/SC nº 032.895-5

DESENHO: MARIA EDUARDA ARAGÃO

ESCALA: 1/500

DATA: 29/11/2021

TIPO: **DRE**

PRANCHAL: **02**

02

03

DIREITOS AUTORAIS RESERVADOS - PROIBIDA QUALQUER REPRODUÇÃO SEM AUTORIZAÇÃO EXPRESSA