



LEGENDA E QUANTIDADES		
	Caixa de Inspeção com Captação	08 Unid.
	Caixa de Captação	24 Unid.
	Ala de Bueiro	01 Unid.
	Tubo Ø 40 cm	256,00 m
	Tubo Ø 60 cm	470,00 m
	Tubo Ø 80 cm	313,00 m
	Tubo Ø 100 cm	4,00 m

Planta Baixa
Est: 0 + 0,00 à 13 + 0,00
Esc: 1/500


Perfil Drenagem - Rua Ernesto Prada (Lado Esquerdo)
Est: 0 + 0,00 à 13 + 0,00
Esc: 1/500

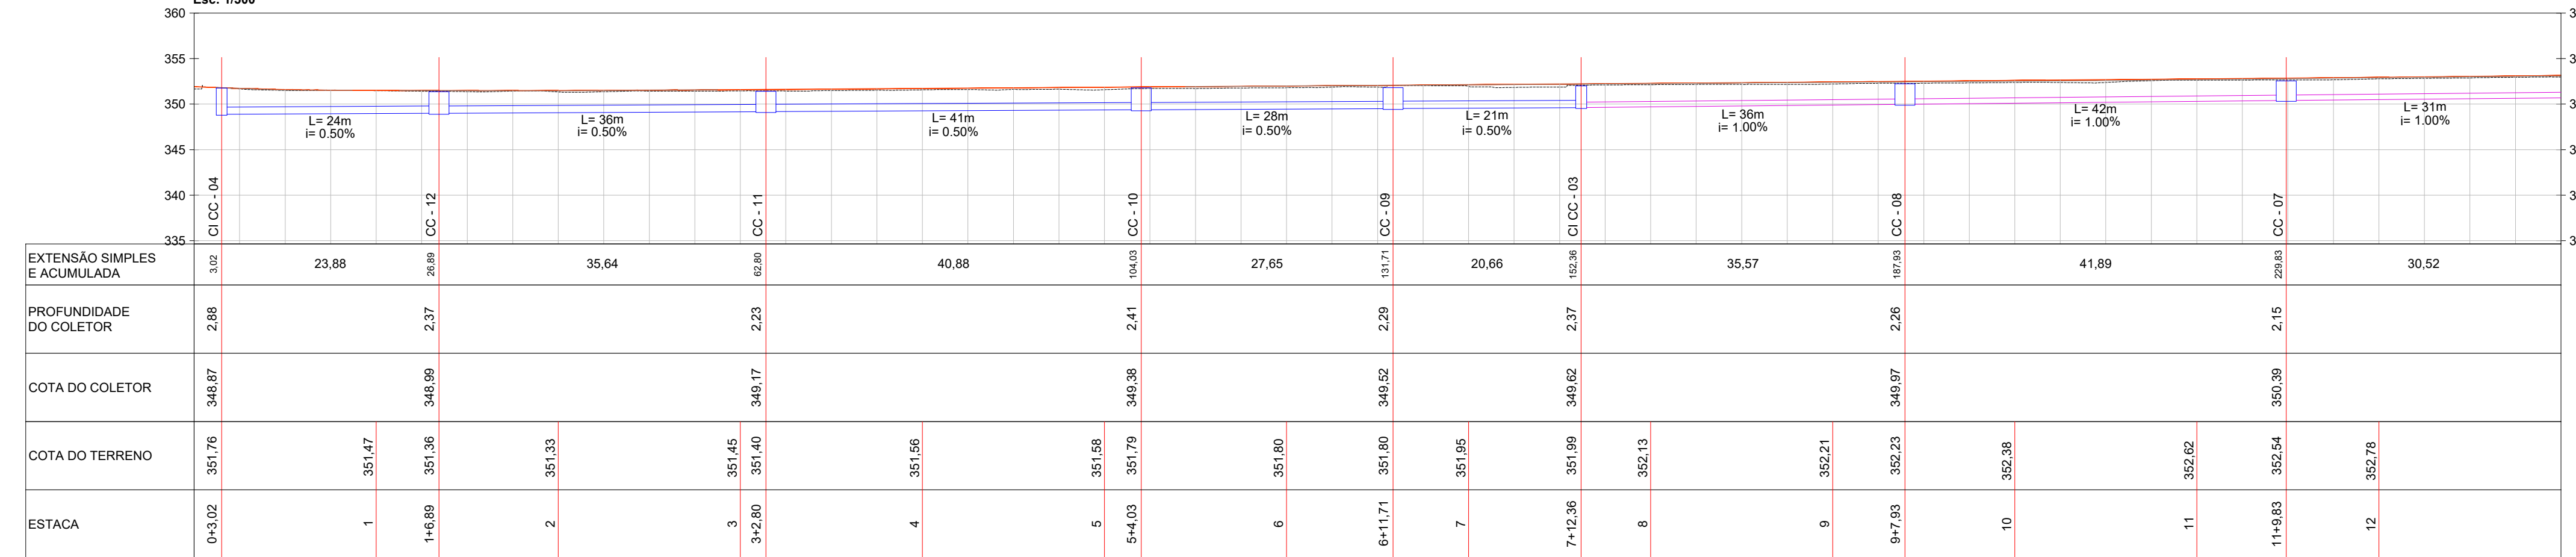

Perfil Drenagem - Rua Ernesto Prada (Lado Esquerdo)
Est: 13 + 0,00 à 25 + 18,60
Esc: 1/500

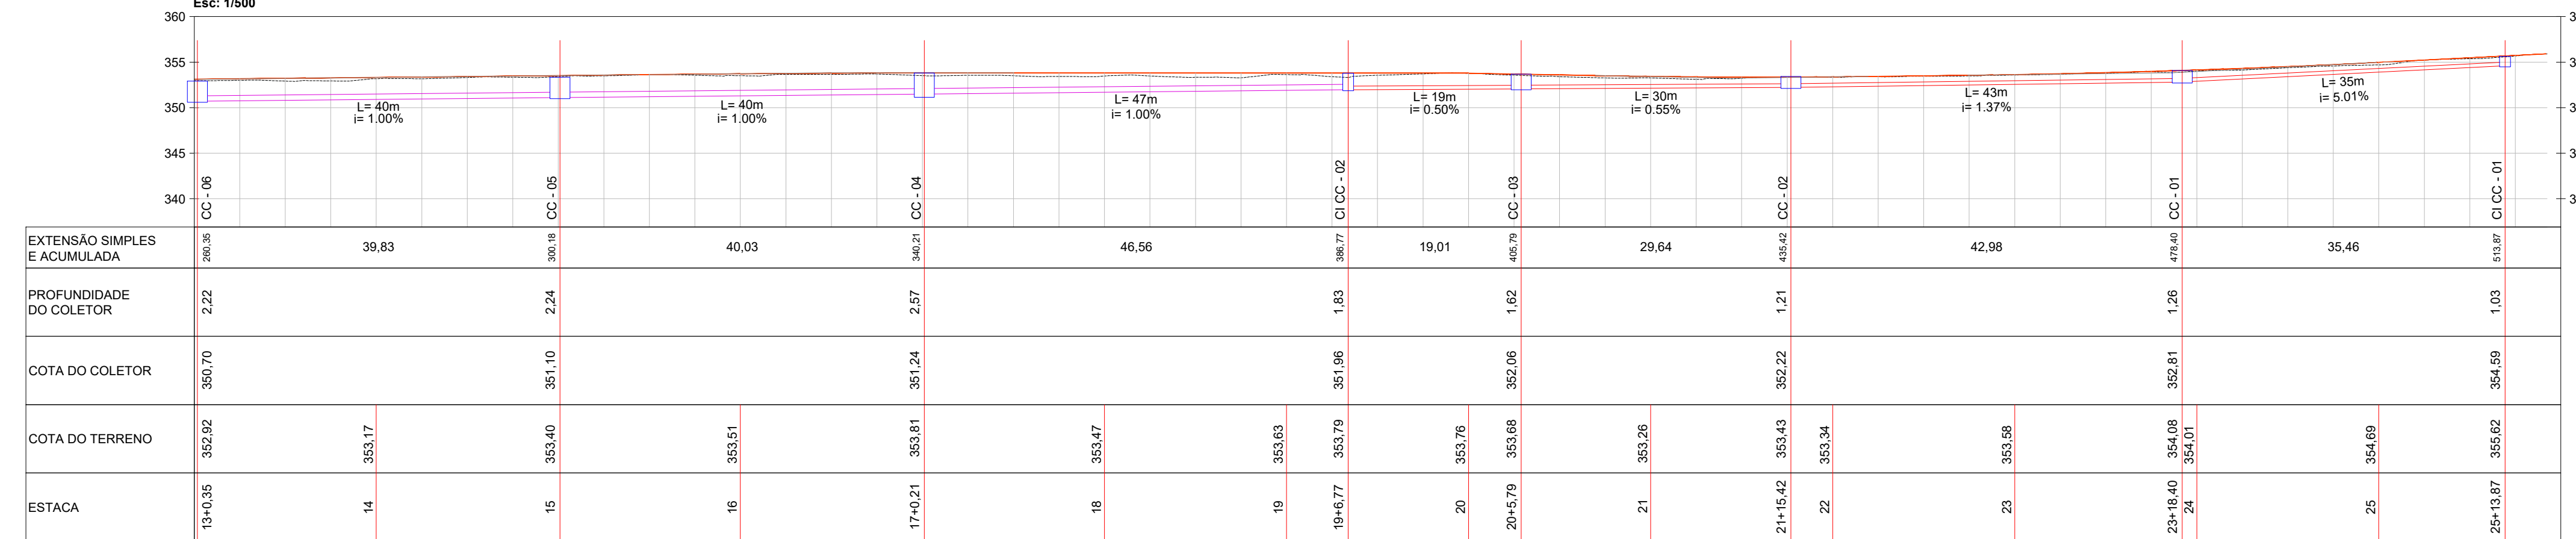

Perfil Drenagem - Rua Ernesto Prada Saída 1
Esc: 1/500

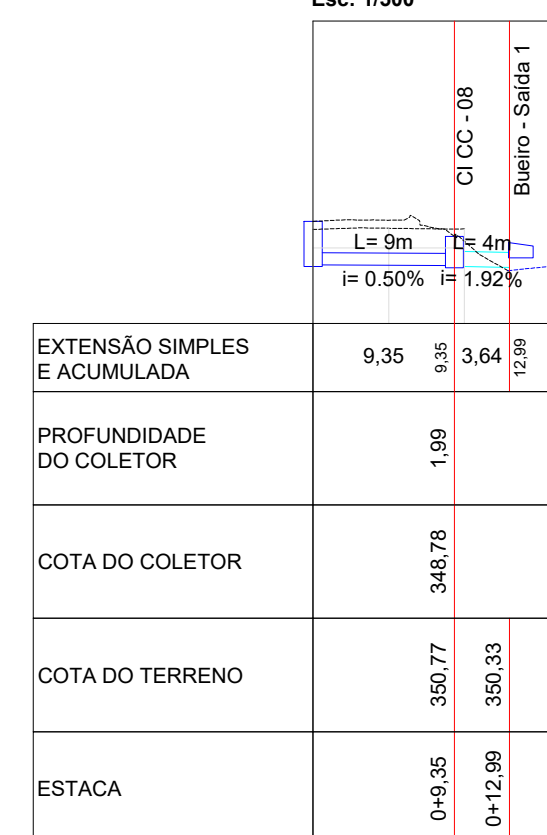

AV. BARÃO DO RIO BRANCO, 99 - RIO DO SUL - SC (47) 3521-8457

PREFEITURA MUNICIPAL DE TROMBUDO CENTRAL
SECRETARIA DE OBRAS

OBRA: RUA ERNESTO PRADA		Rua Ernesto Prada - Vila Nova - Trombudo Central/SC	
PROJETO: PROJETO DE PAVIMENTAÇÃO			
REFERÊNCIA: PROJETO DE DRENAGEM PLUVIAL			
PROPRIETÁRIO: MUNICÍPIO DE TROMBUDO CENTRAL	COORDENADOR GERAL: GABRIELA SKOWASCH BOSSE ENGENHEIRA CIVIL CREA/SC nº 173.970-0	ARQUIVO: PAV_DRE_R00.dwg	DESENHO: MARIA EDUARDA ARAGÃO
CHEFE DE EQUIPE: JUAN PERES DE OLIVEIRA ENGENHEIRO CIVIL CREA/SC nº 155.753-9	MEMBRO DE EQUIPE: SIDNEI BOSSE ENGENHEIRO AGRIMENSOR CREA/SC nº 030.964-9	MEMBRO DE EQUIPE: ANTÔNIO CARLOS DE OLIVEIRA ENGENHEIRO AGRIMENSOR CREA/SC nº 032.895-5	ESCALA: 1/500 DATA: 03/02/2022 TIPO: DRE PRANCHETA: 01 03

DIREITOS AUTORAIS RESERVADOS - PROIBIDA QUALQUER REPRODUÇÃO SEM AUTORIZAÇÃO EXPRESSA